


1階平面図 S=1/200


※ 理科室配管作業用としてハッチ部の天井ボード撤去張り替えを行う。
RWボード2重張り

設計変更年月日 1回 年 月 日 2回 年 月 日 3回 年 月 日	工事名 平成23年度 三田川小学校給水管改修工事	縮尺 1/200	図 タナカ設計事務所	図 M-4
	図 1階平面図	設計 23年 6月 日	佐賀県鳥栖市津町1301-1 田中利治	14

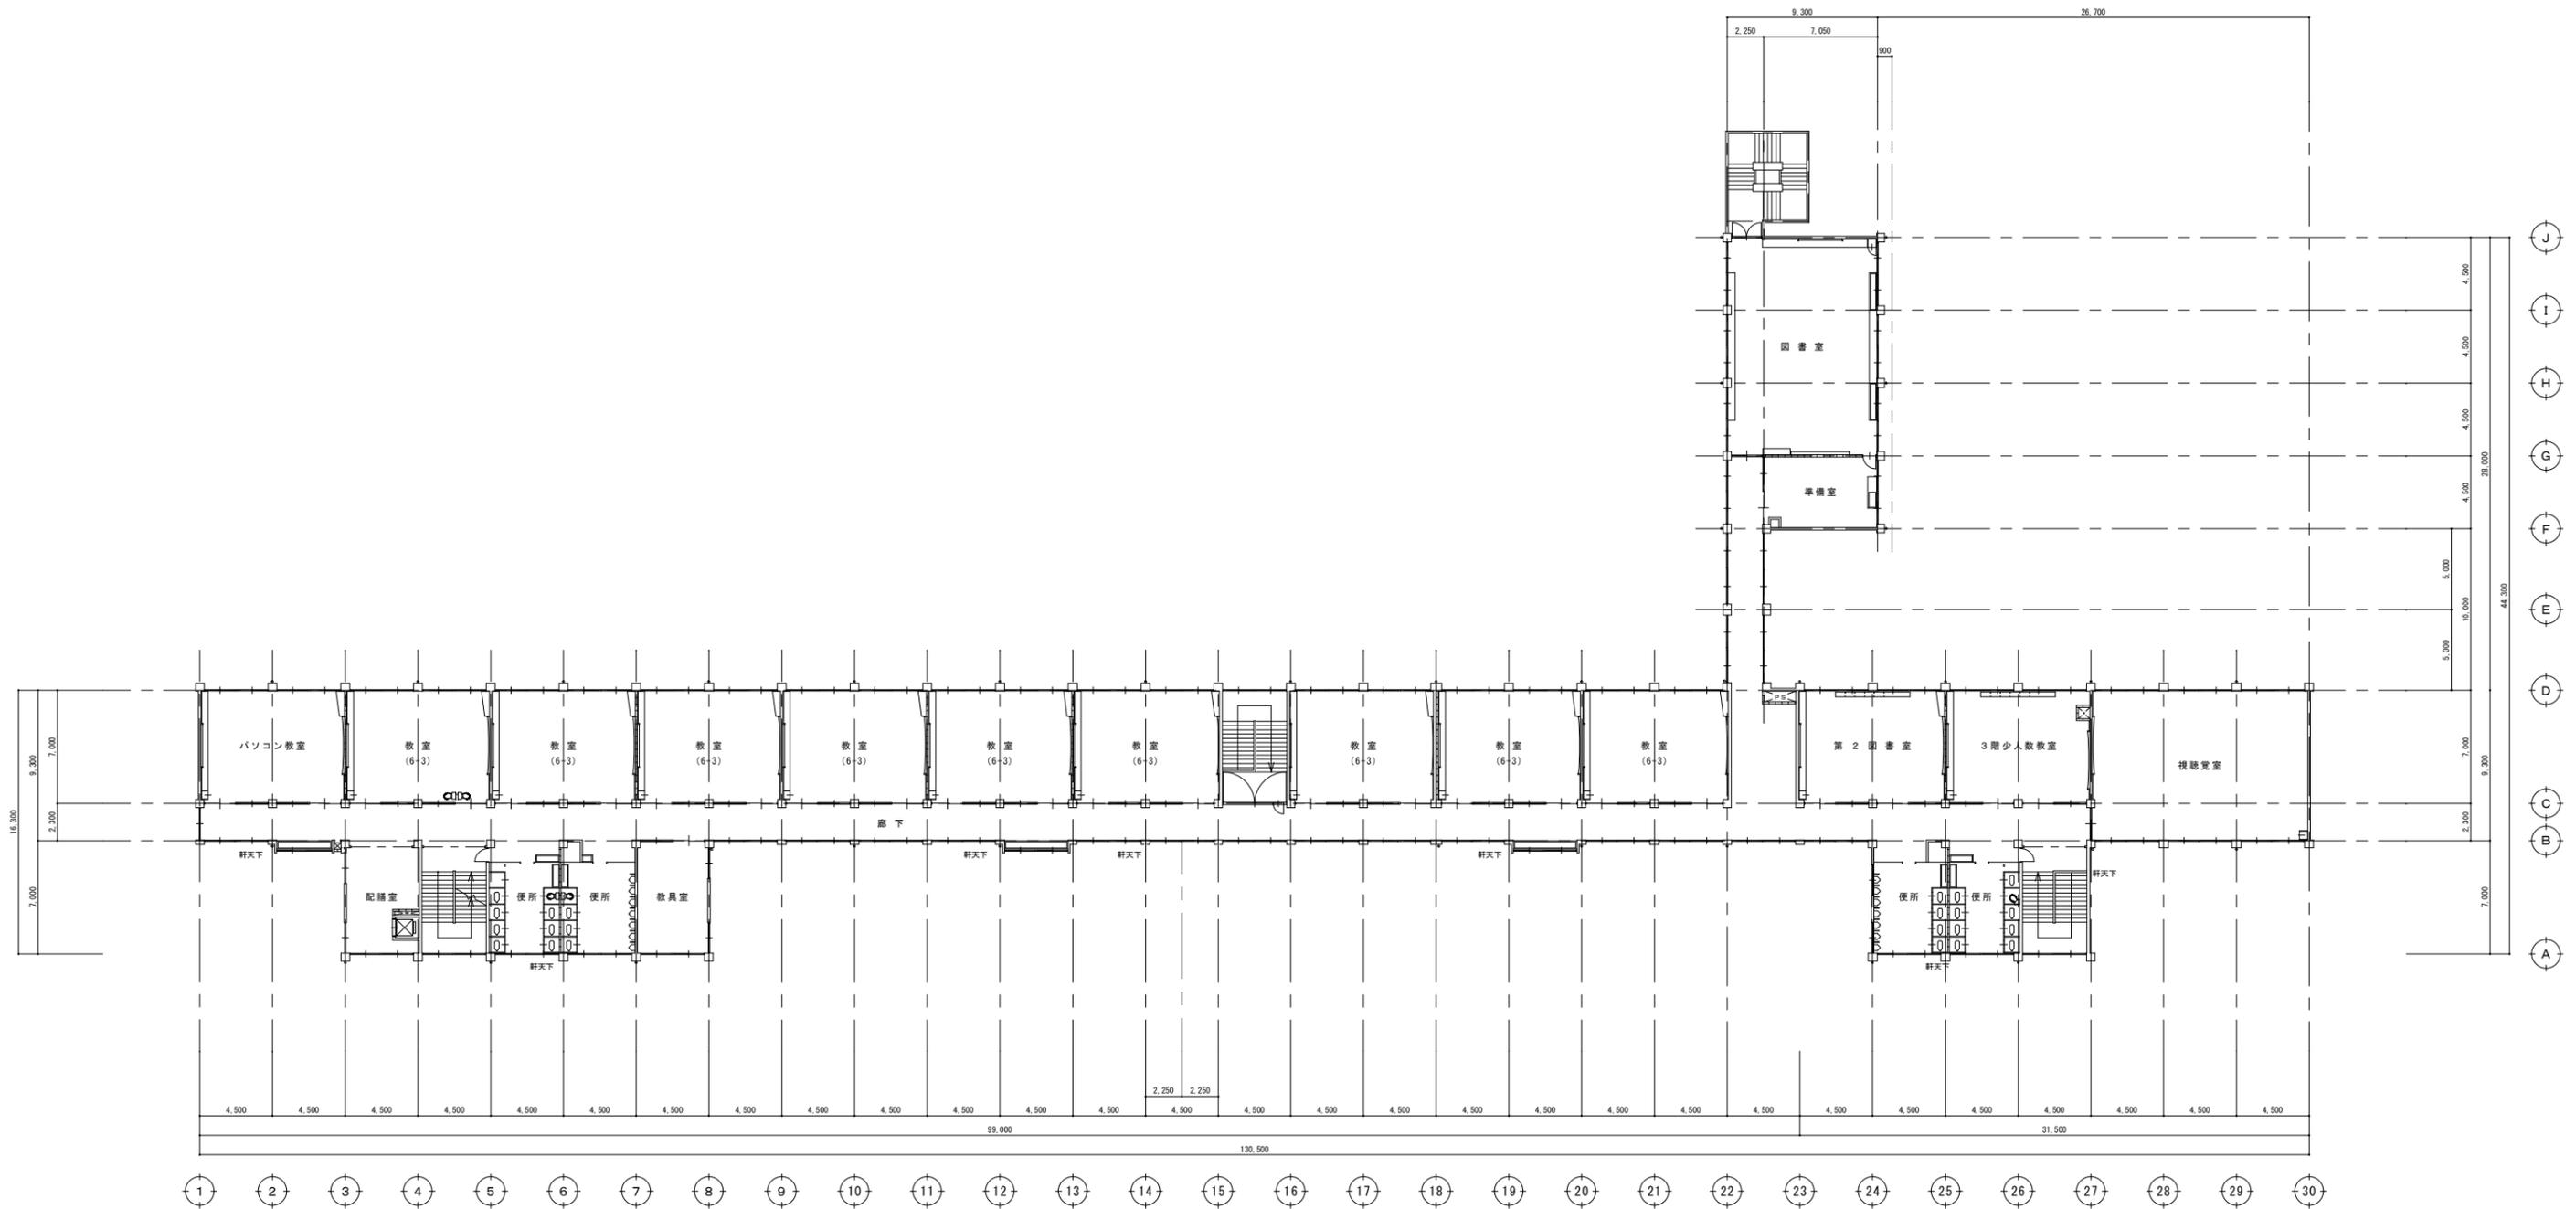


3階平面図 S=1/200

設計変更年月日		工事名 平成23年度 三田川小学校給水管改修工事	縮尺 1/200	タナカ設計事務所	図 M-6
1回	年 月 日				
2回	年 月 日				
3回		年 月 日	図面名 3階平面図	設計 23年 6月 日	佐賀県鳥栖市津町1301-1 田中利治

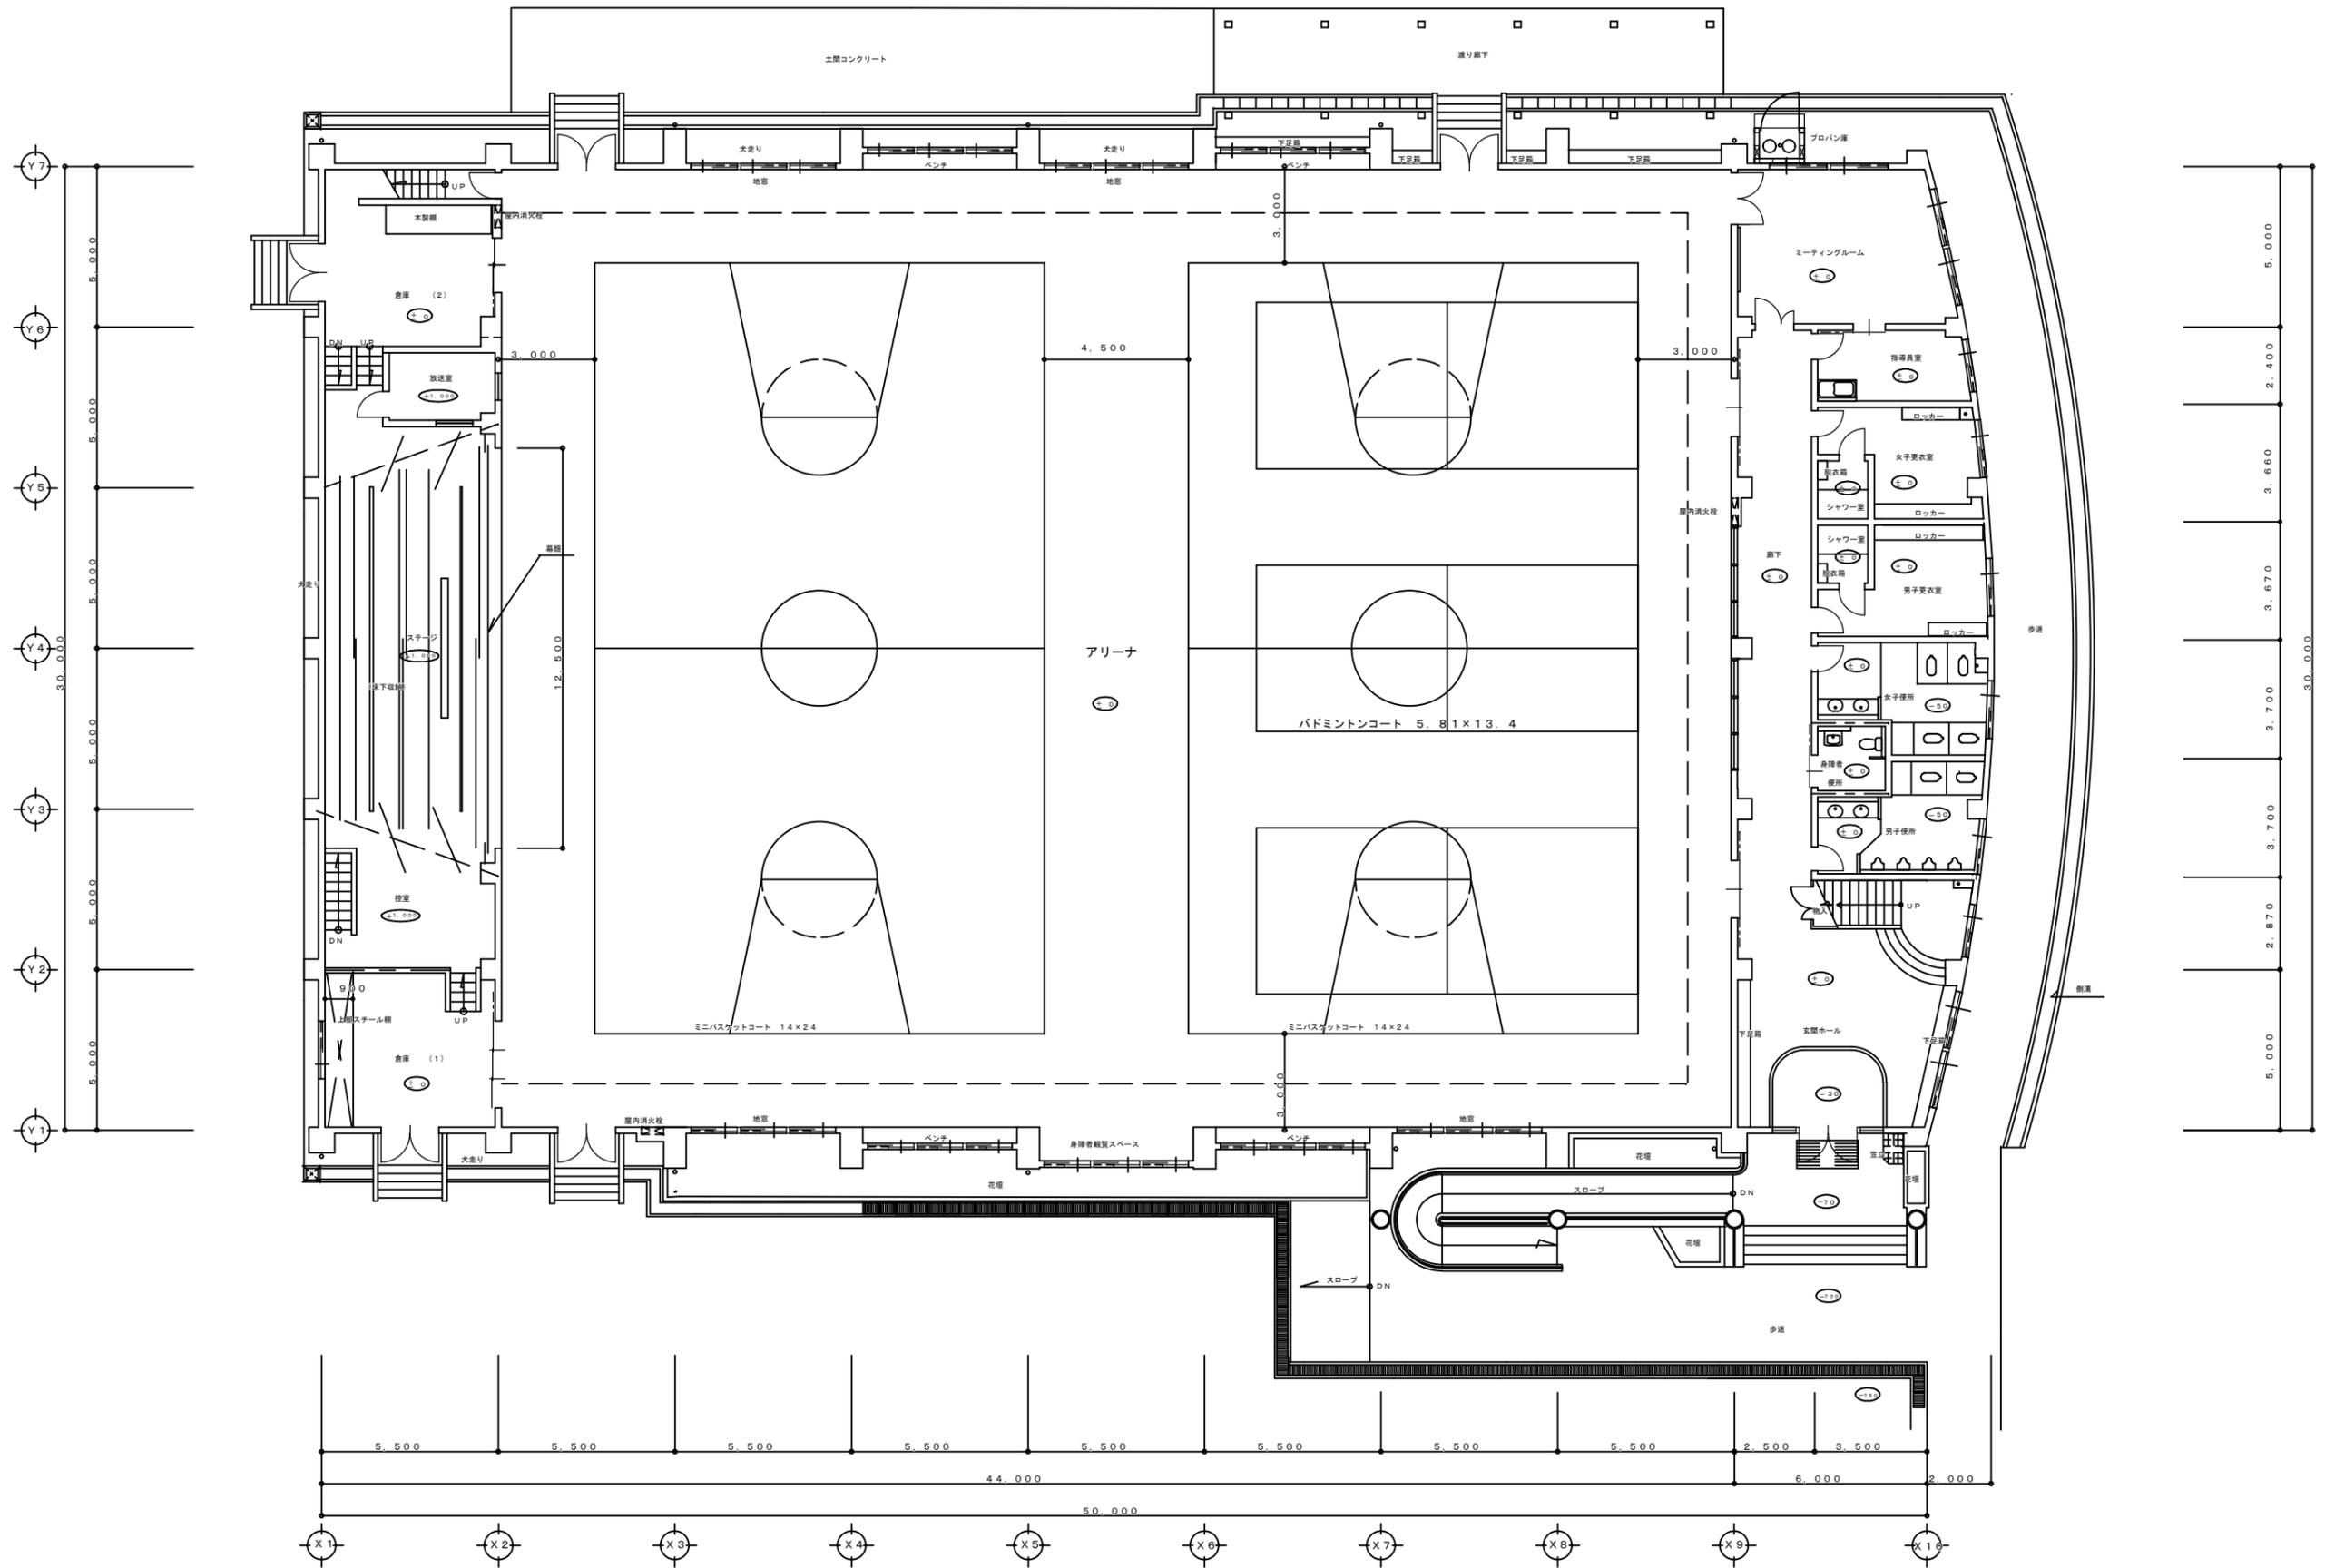


1階平面図 1/100

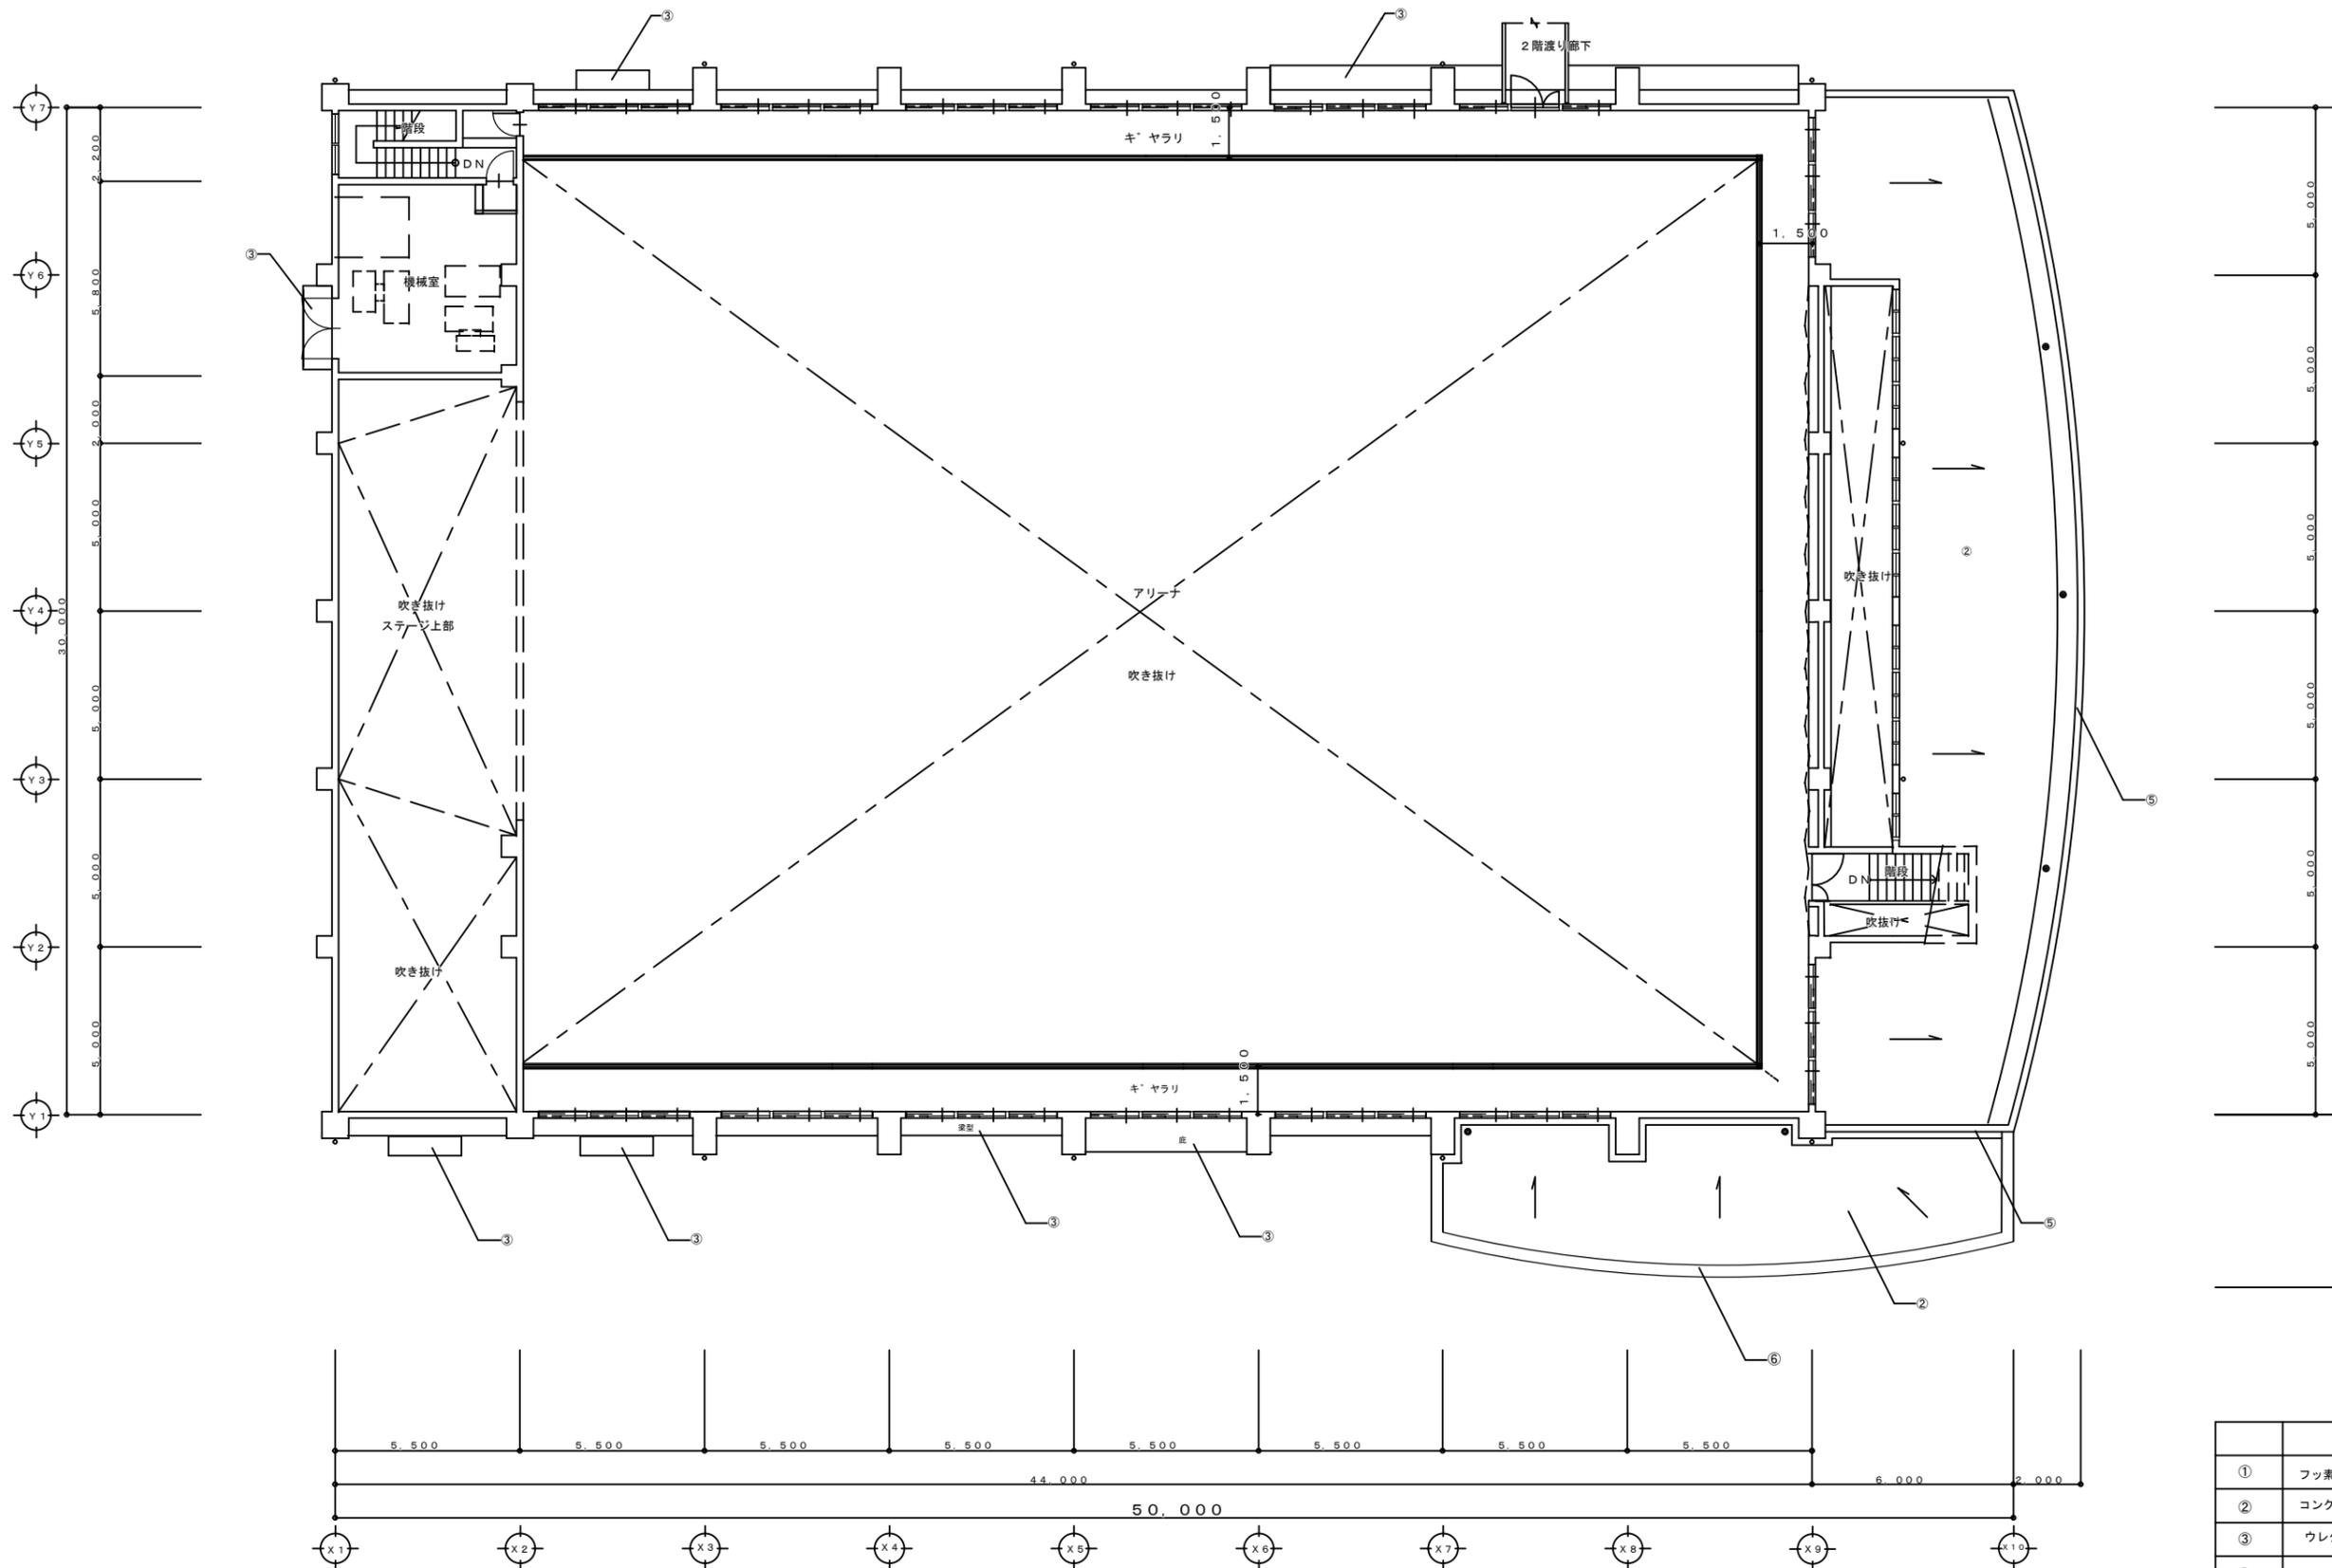

2階平面図 1/100


凡例	
①	フッ素樹脂塗装鋼板 ア 0.5段葺
②	コンクリート金こて押えの上シート防水 t=2.0
③	ウレタン樹脂塗膜防水
④	谷用コイル t=0.4
⑤	アルミ笠木：シルハ t=1.8
⑥	コンクリート金こて押えの上外装薄塗材E

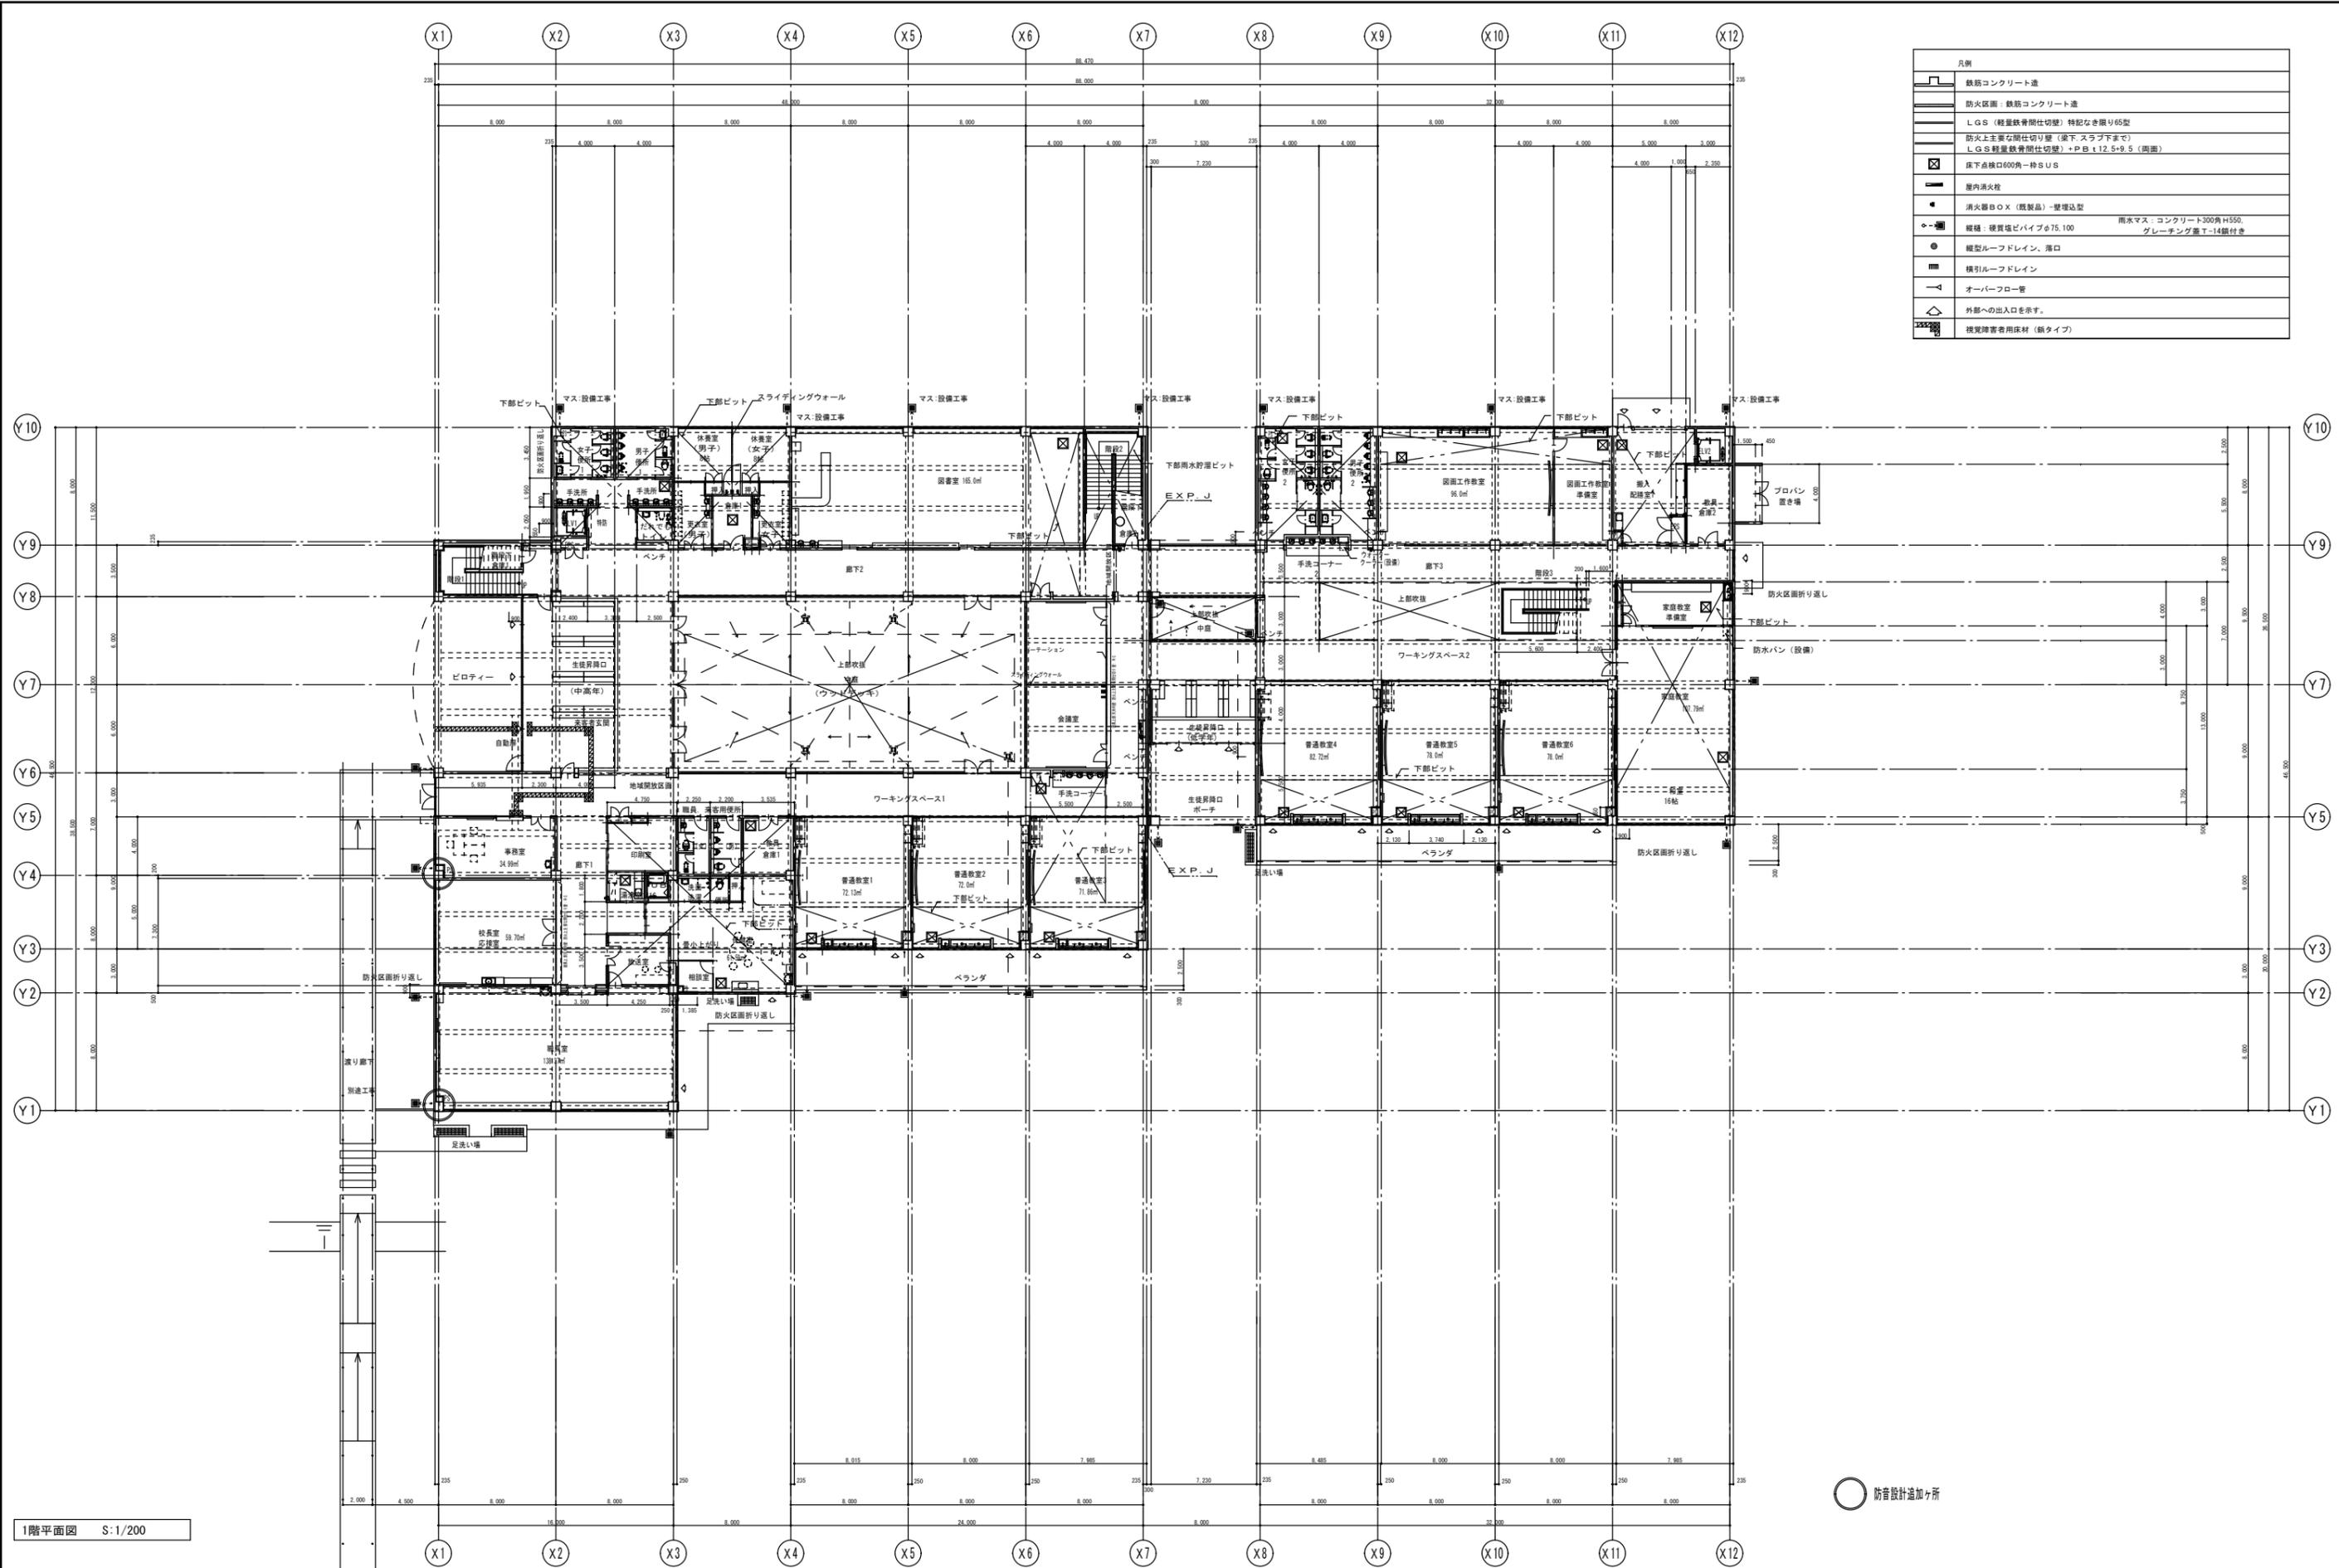


凡例	
	鉄筋コンクリート造
	防火区画：鉄筋コンクリート造
	LGS（軽量鉄骨間仕切壁）特記なき限り65型
	防火上主要な間仕切壁（地下スラブ下まで） LGS軽量鉄骨間仕切壁 + P.B. t.12.5+9.5（両面）
	床下点検口600角一枠SUS
	屋内消火栓
	消火器BOX（既製品）-壁埋込型
	縦型ルーフトレイン、落口 横型ルーフトレイン
	オーバーフロー管
	外部への出入口を示す。
	複層床用床材（鋼タイプ）

1階平面図 S:1/200

防音設計追加ヶ所

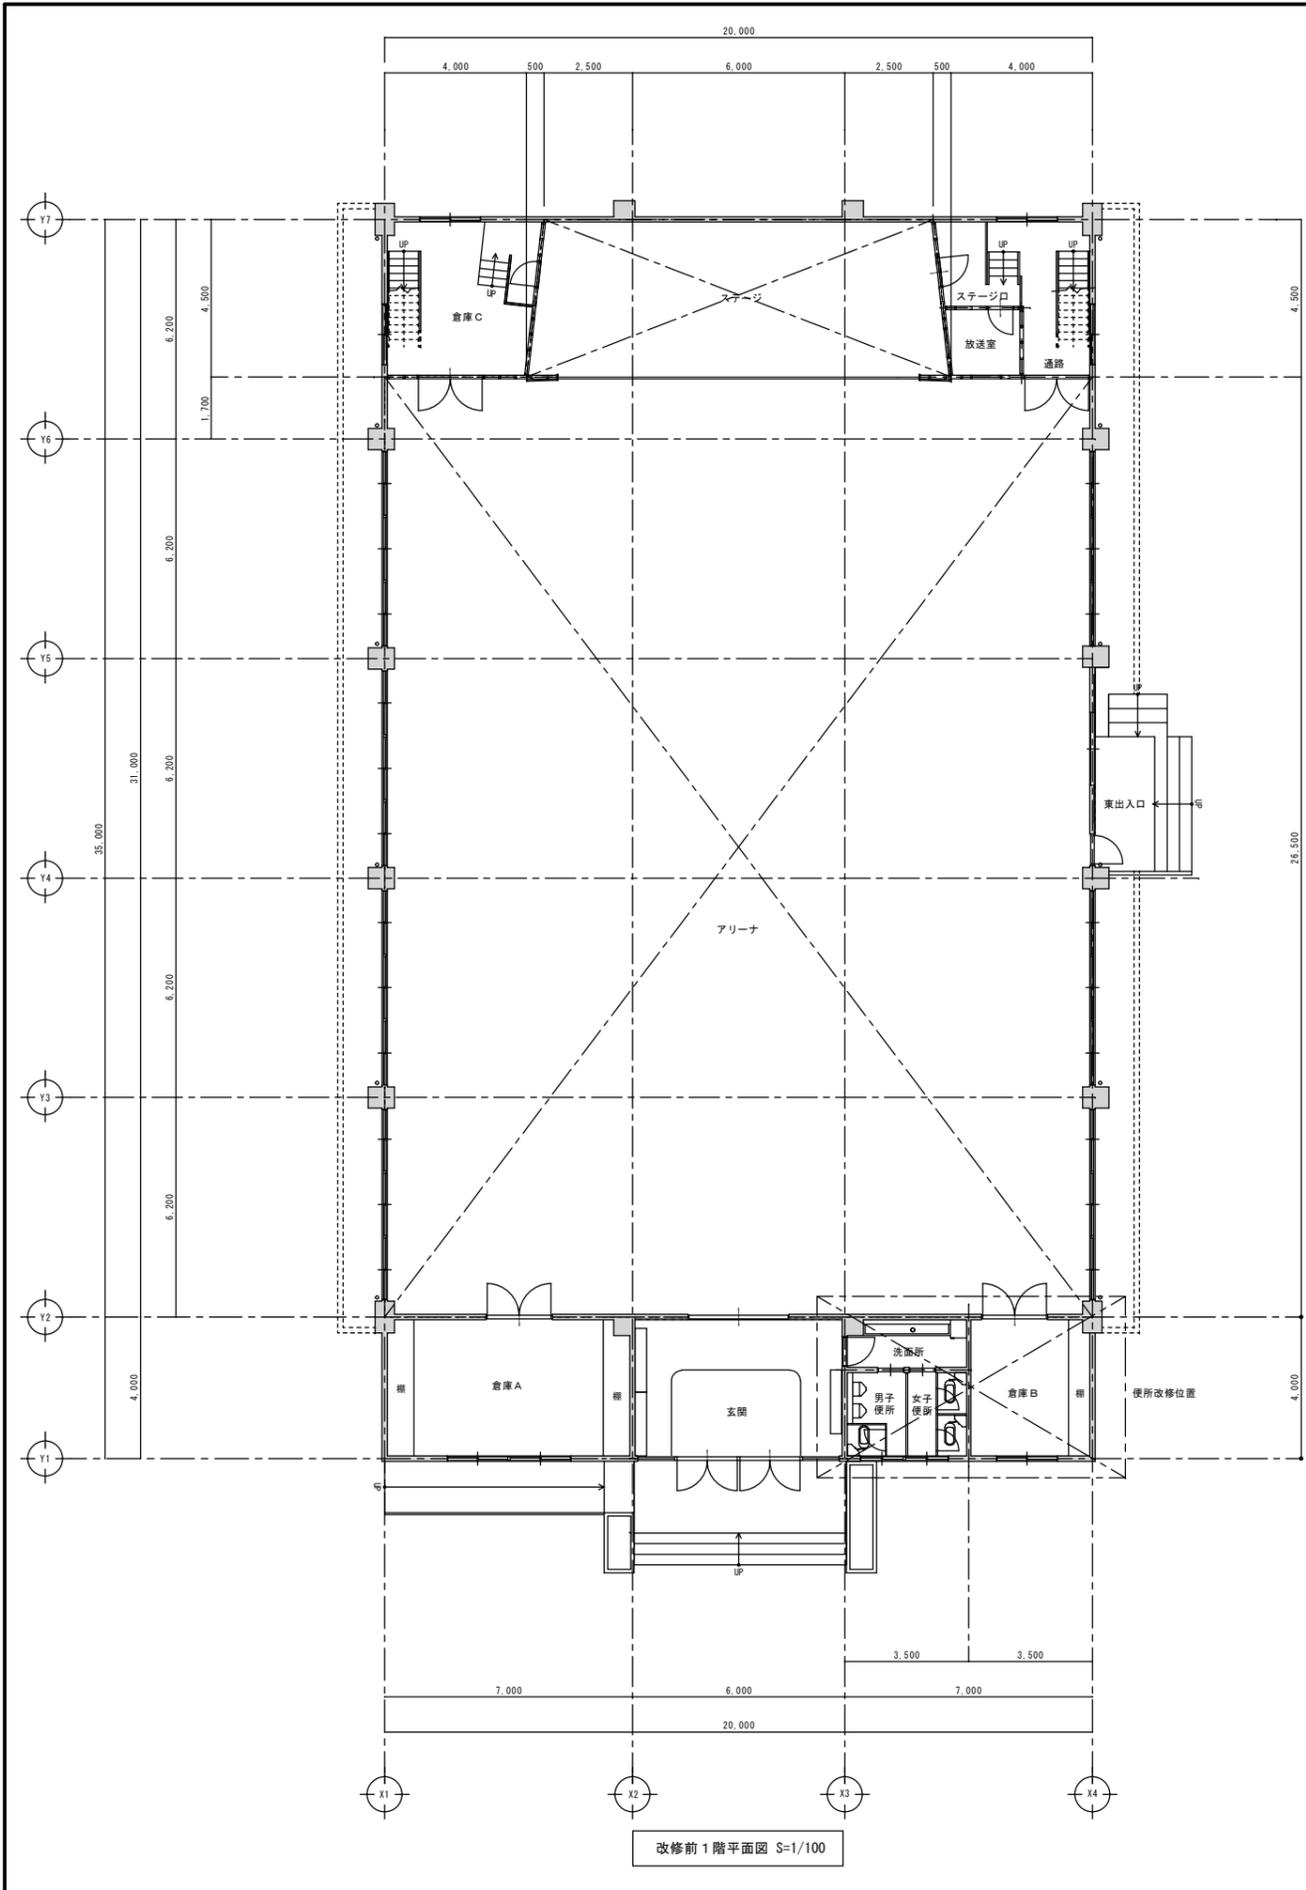

改修前1階平面図 S=1/100

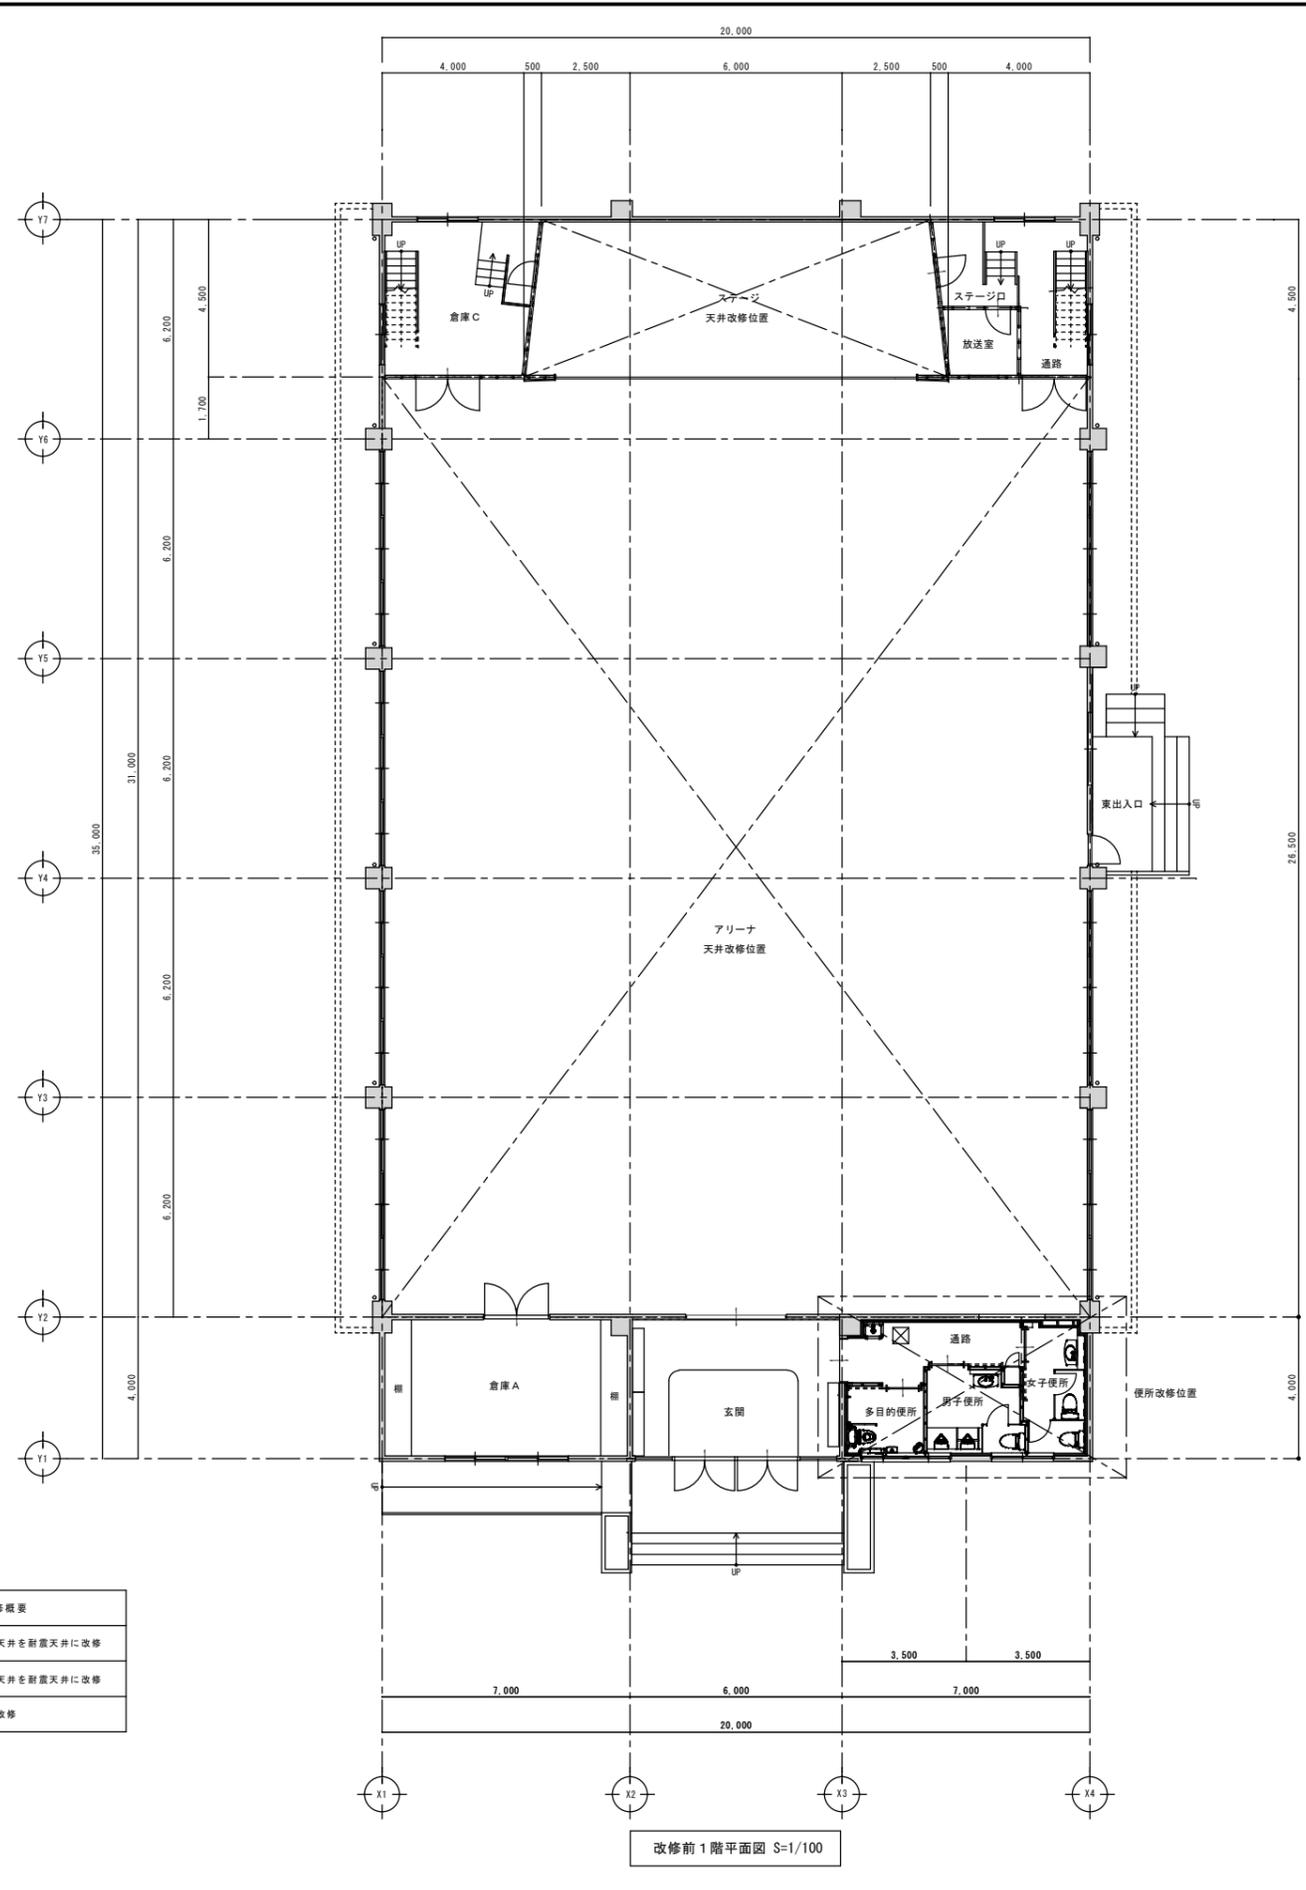


改修前1階平面図 S=1/100

改修概要	
①	アリーナの既存天井を耐震天井に改修
②	ステージの既存天井を耐震天井に改修
③	図示位置の便所改修


特記事項

(特記事項)

1. 本工事に使用する機材はメーカーリストを提出し監督員の承認を受ける
2. 本工事施工において既存施設に破損、汚損が生じた場合請負者の負担において原形復旧する
3. 本工事着工に先立ち施工図、納入仕様書等を提出し監督員の承諾後着工する
4. 本工事で発生する廃材は産業廃棄物とし、関係法規に従い適切に処分を行う
5. 本工事に必要な工事用電力、水及び官公庁への諸申請費用等は、すべて請負者の負担とする
6. 屋外配管に使用する支持金物はステンレス製（SUS304）又は溶融亜鉛メッキ製とする
7. 新設給水管盛りに伴い不要となる土中配管は埋め殺しとする

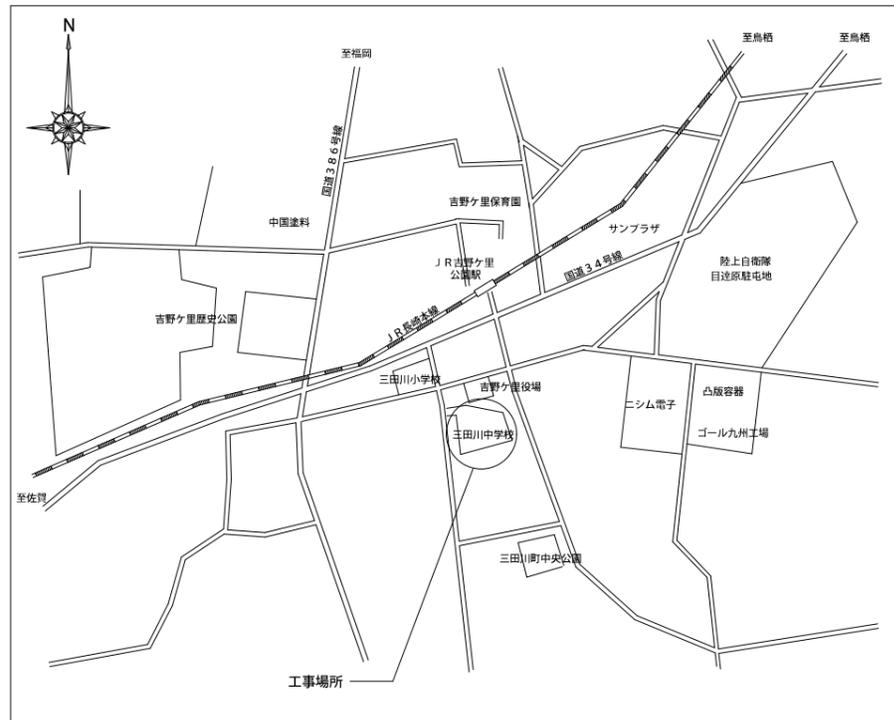


附近見取り図

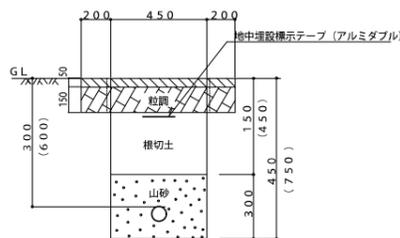

* 車道部は () 内寸法とする


給水管

埋設管布設参考図 NOSCALE

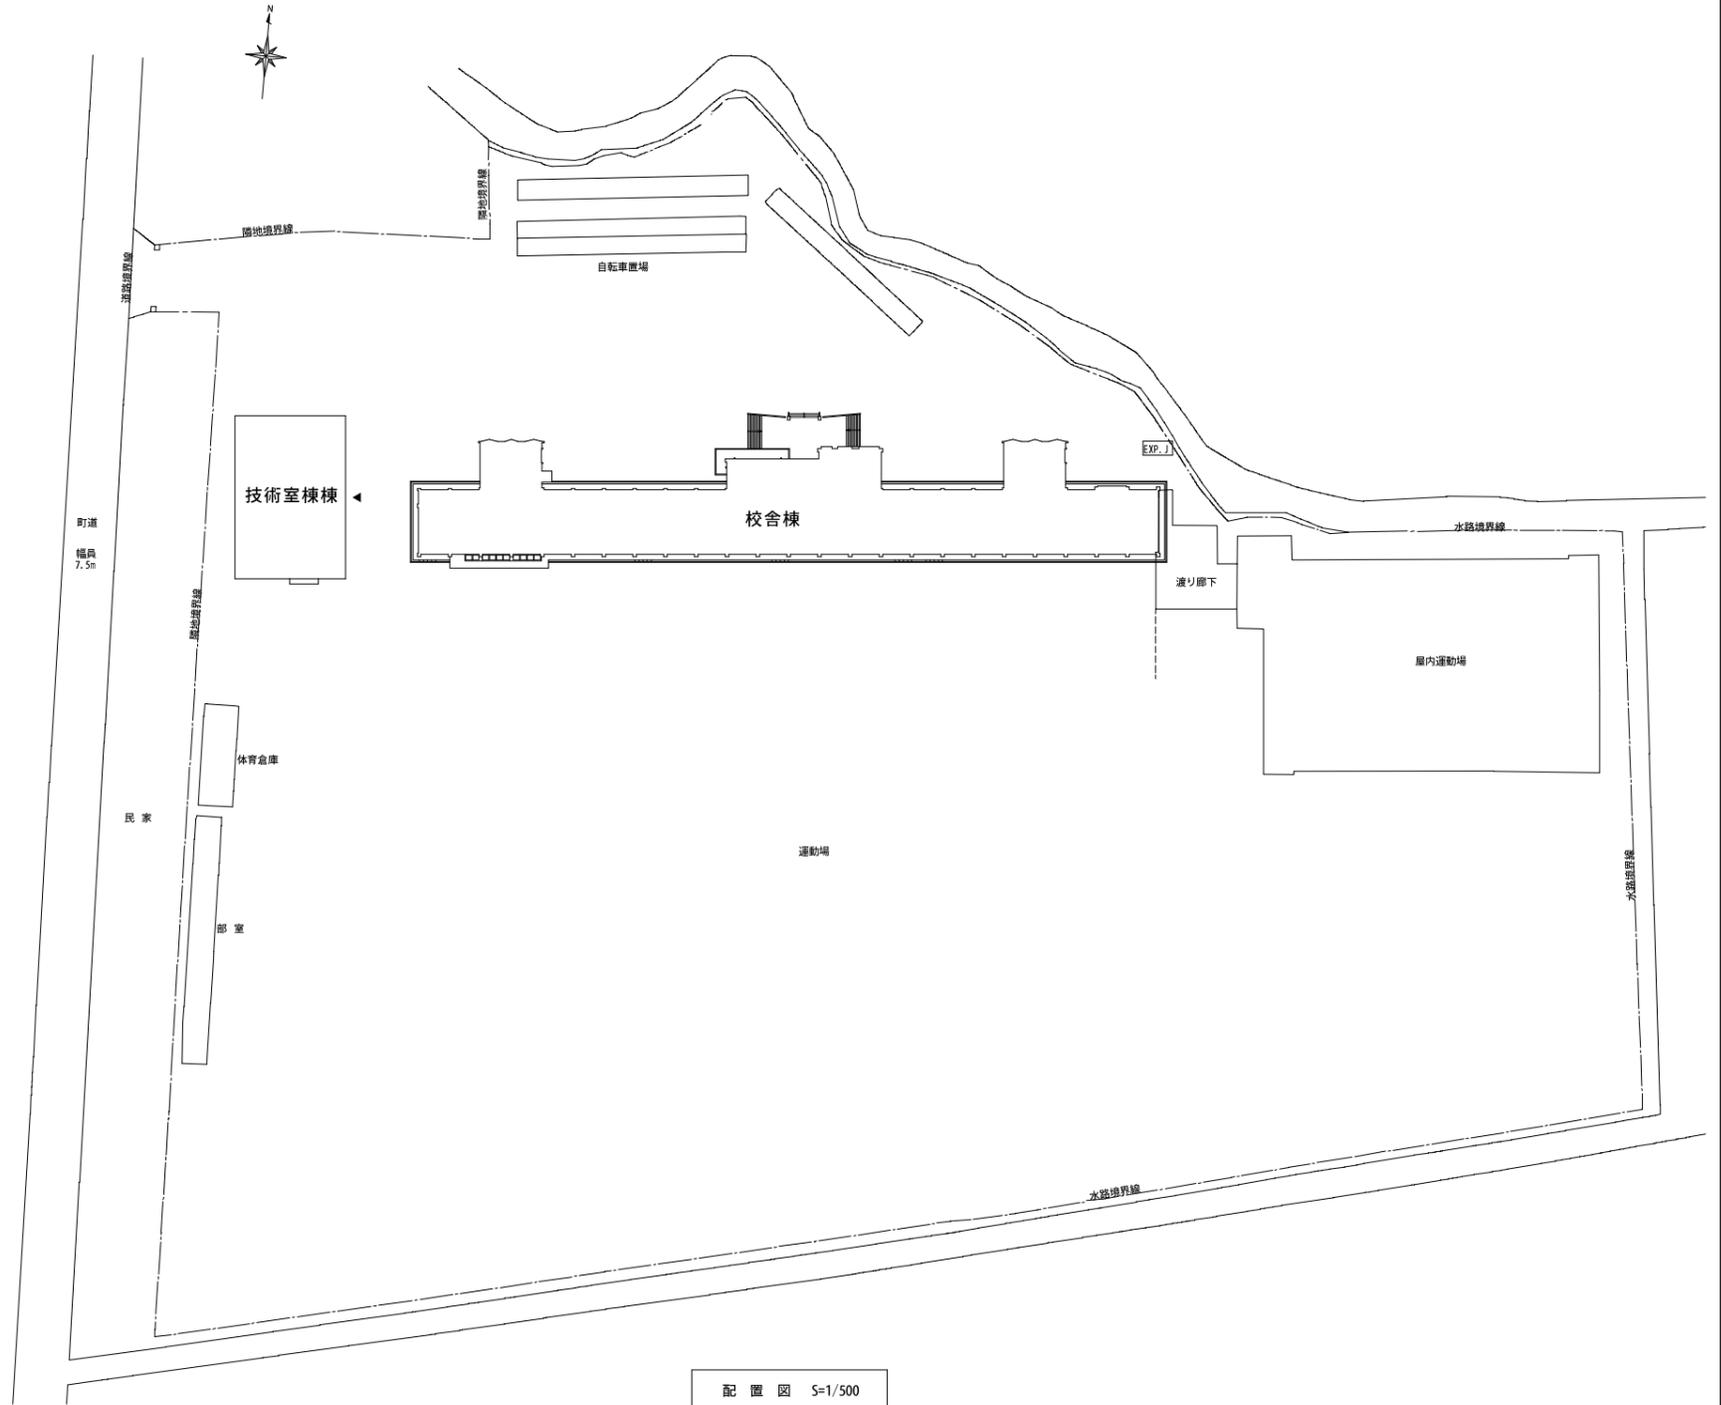


配置図 S=1/500

設計変更年月日 1回 年 月 日 2回 年 月 日 3回 年 月 日	工事名 平成24年度 三田川中学校給水管改修工事	縮尺 1/500	タナカ設計事務所 佐賀県唐津市津町1301-1 田中利治	図番 M-3 8	
	図名 配置図・付近見取り図	設計 24年 6月 日			

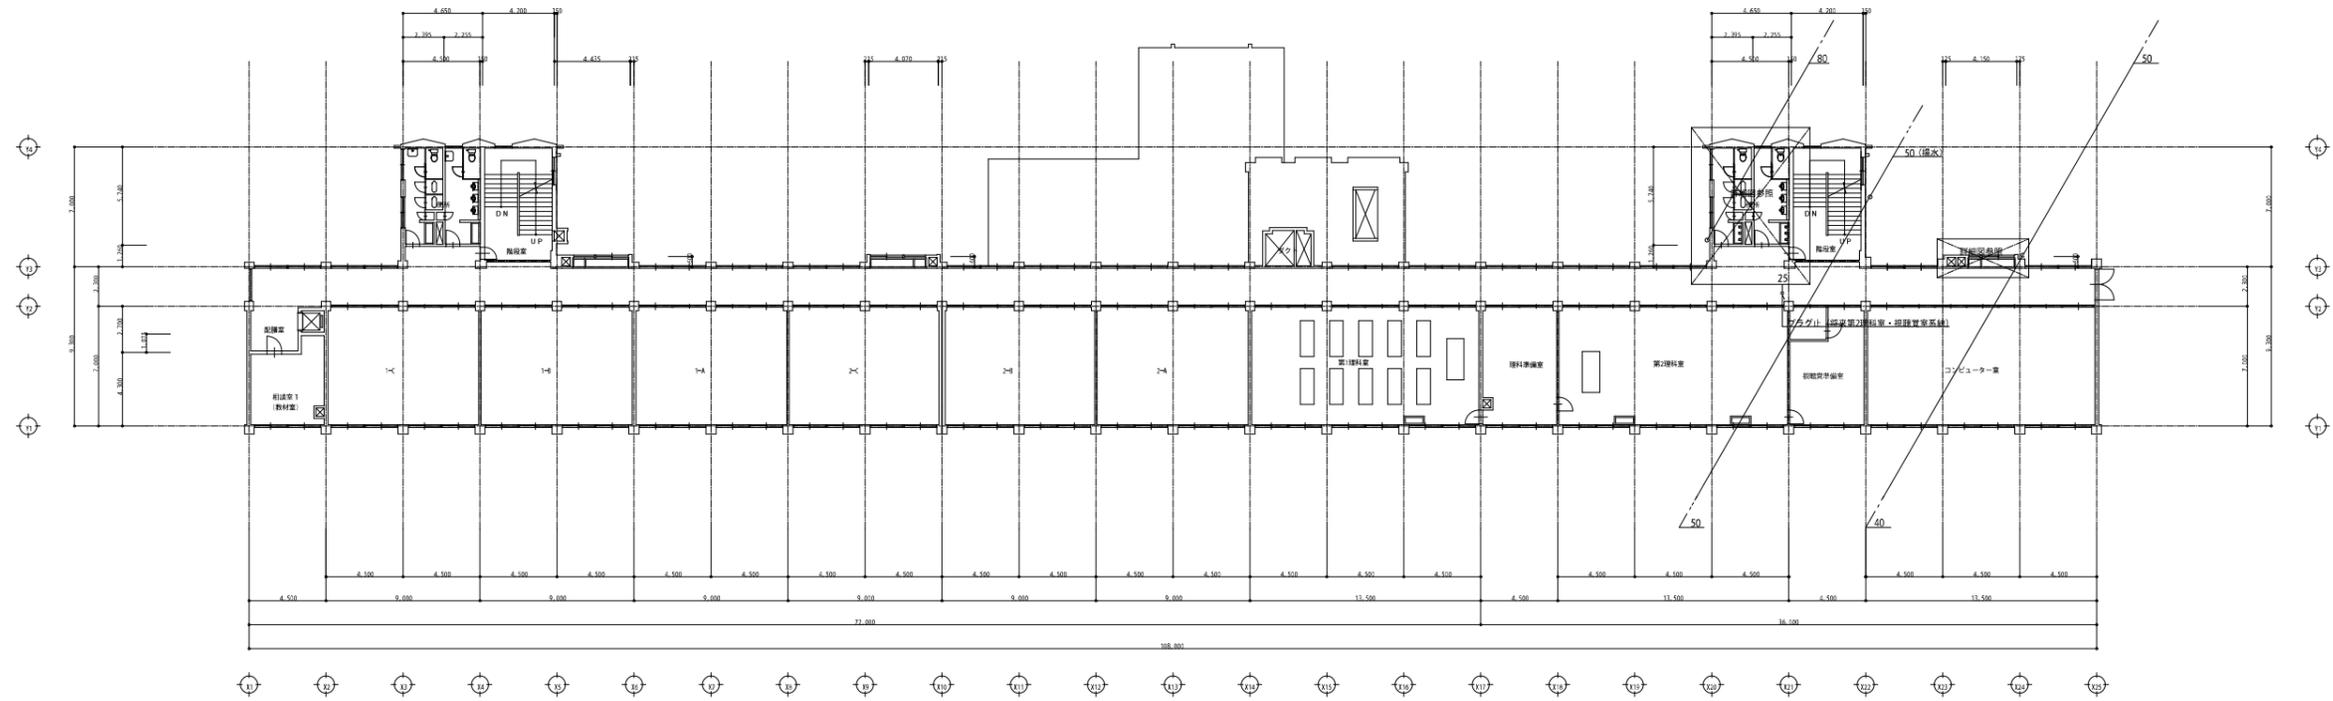


2階平面図 S=1/200

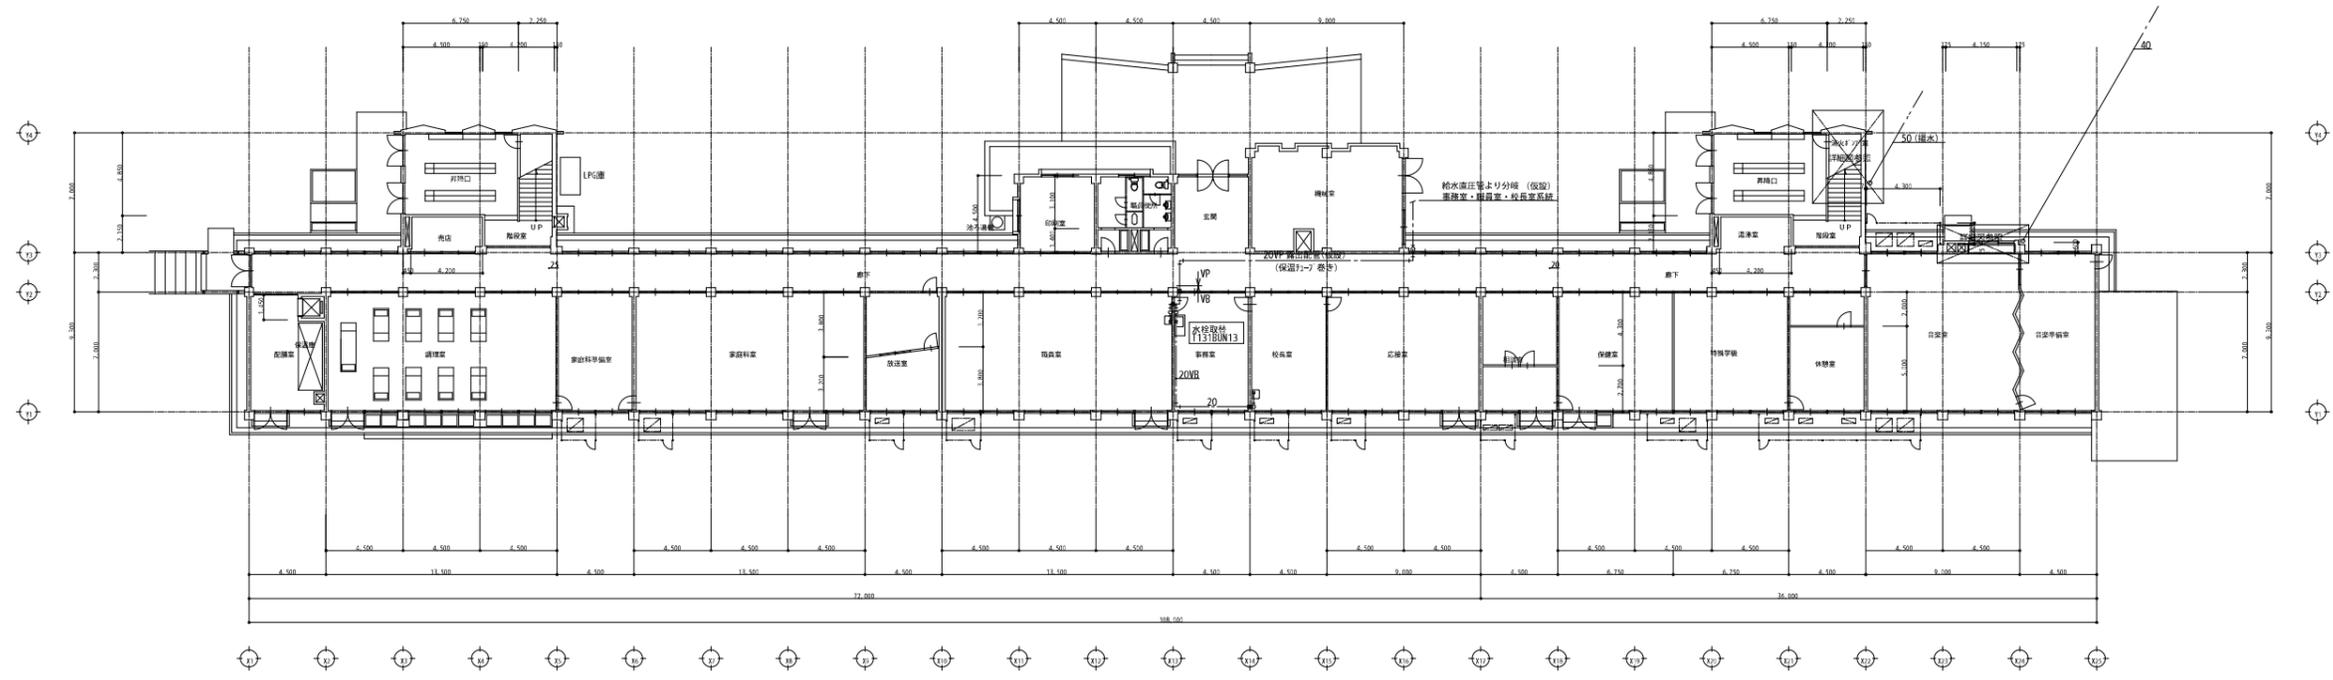

1階平面図 S=1/200


* 室内露出配管の保温外装は計-仕様巻きとする。
 * 各洗面器用給水栓は節水コマへ取替用取り付けとする。

設計変更年月日 1回 年 月 日 2回 年 月 日 3回 年 月 日	工事名 平成24年度 三田川中学校給水管改修工事	縮尺 1/200	タナカ設計事務所 佐賀県唐津市幸海町1301-1 田中利治	図名 1・2階平面図	図番 M-5 8
	設計 24年 6月 日	図名 1・2階平面図			
	図名 1・2階平面図	図番 M-5 8			

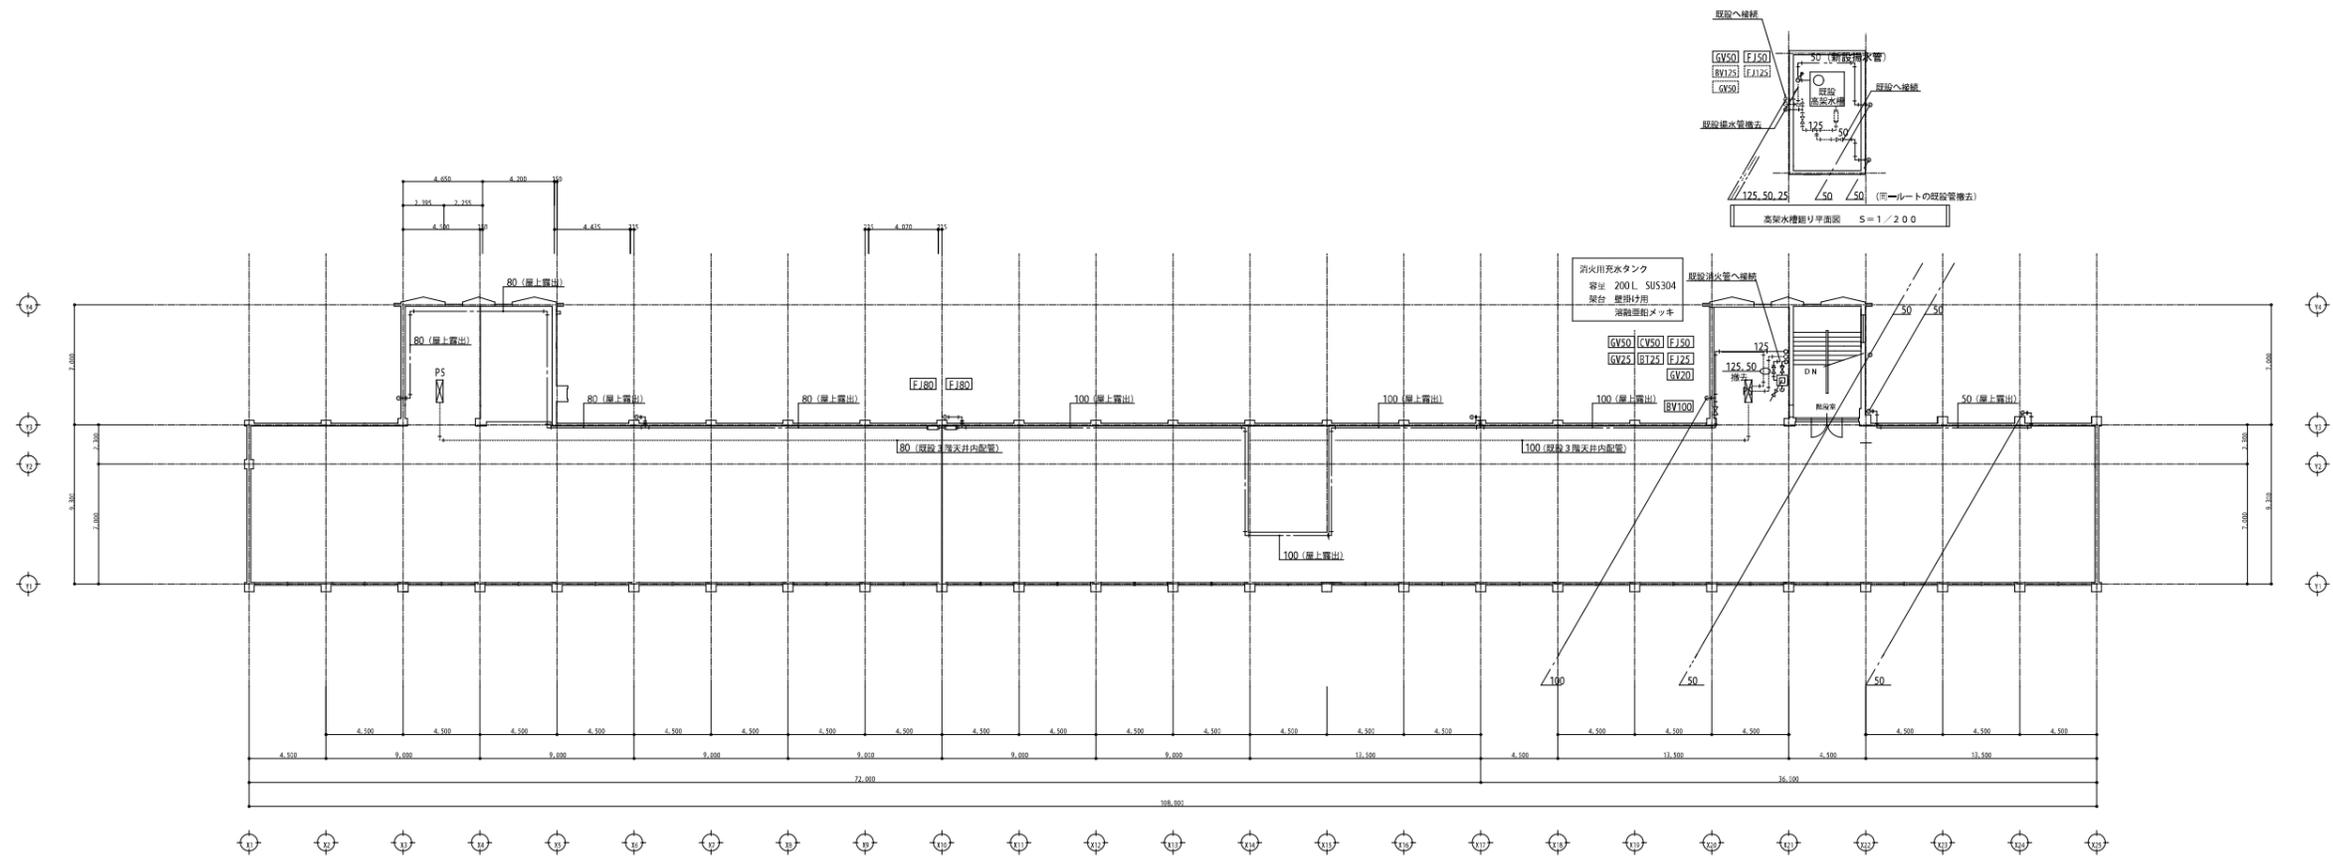

R階平面図 S=1/200



* 不要となる屋外露出の給水及び排水管は撤去とする。

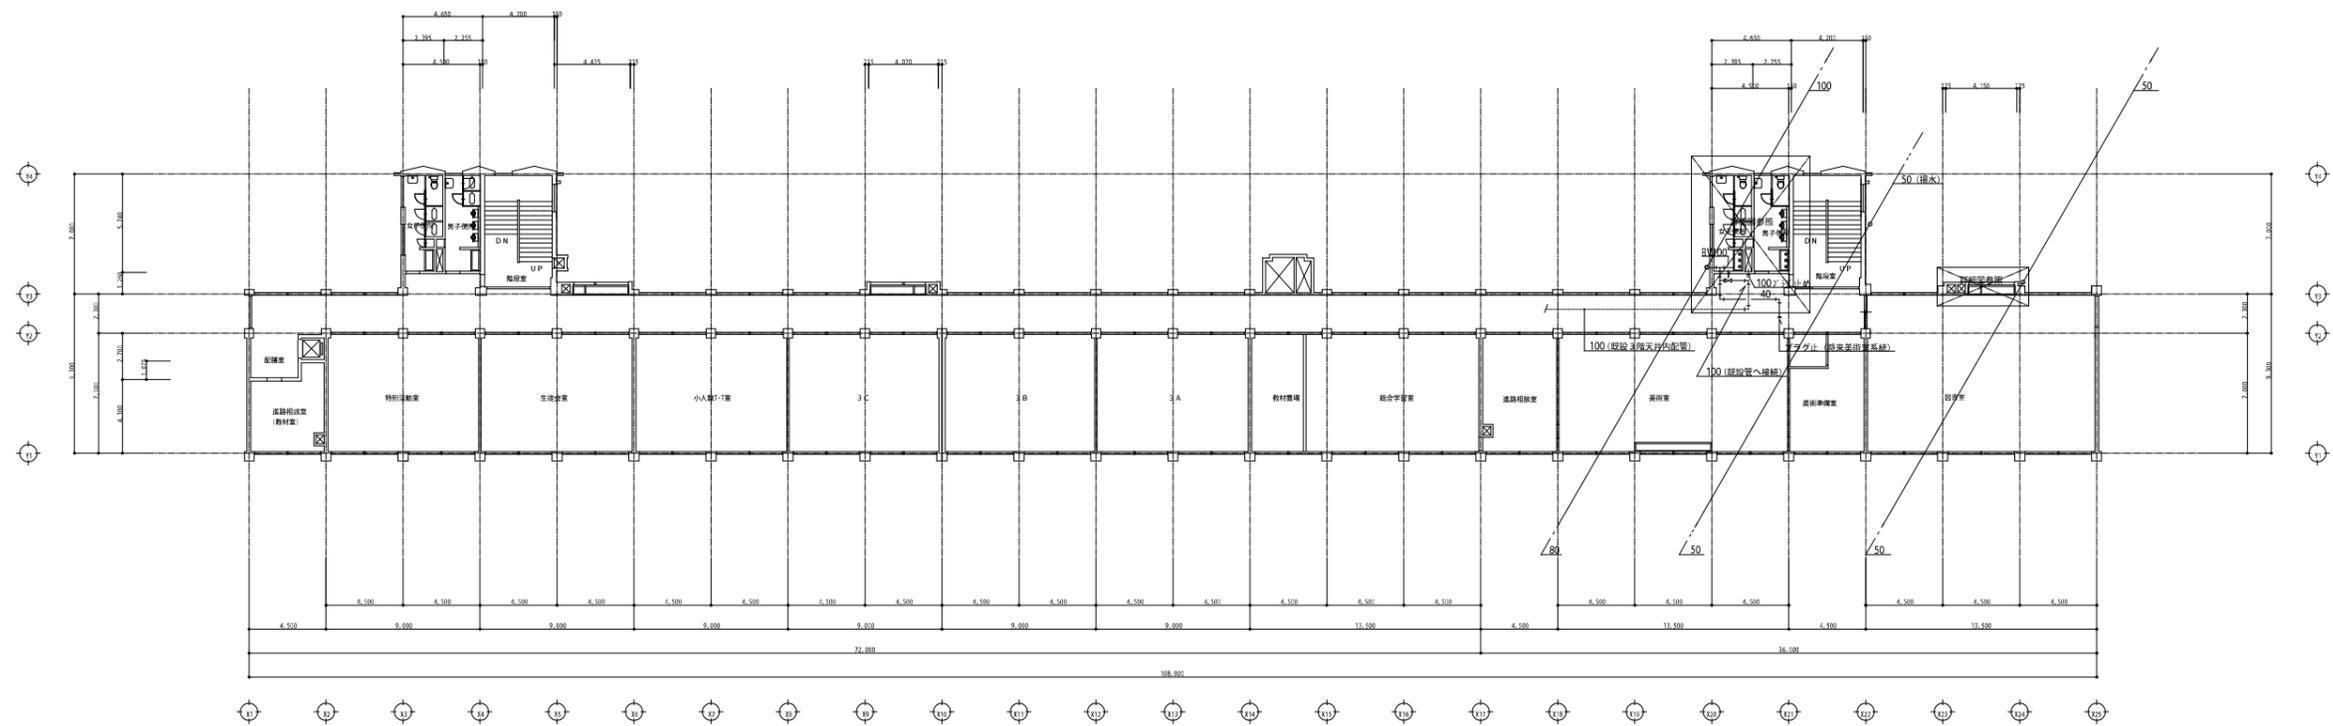

3階平面図 S=1/200



* 室内露出配管の保温外装は1次仕様とする。
* 各浴高器用給水栓は節水コマへ取替取り付けとする。

設計変更年月日	1期 年 月 日	工事名 平成24年度 三田川中学校給水管改修工事	縮尺 1/200	タナカ設計事務所	図名 3・R階平面図	設計 24年 6月 日	〒470-0191 愛知県岡崎市幸澤町1301-1 田中利治	M-6	8
	2期 年 月 日								
	3期 年 月 日								

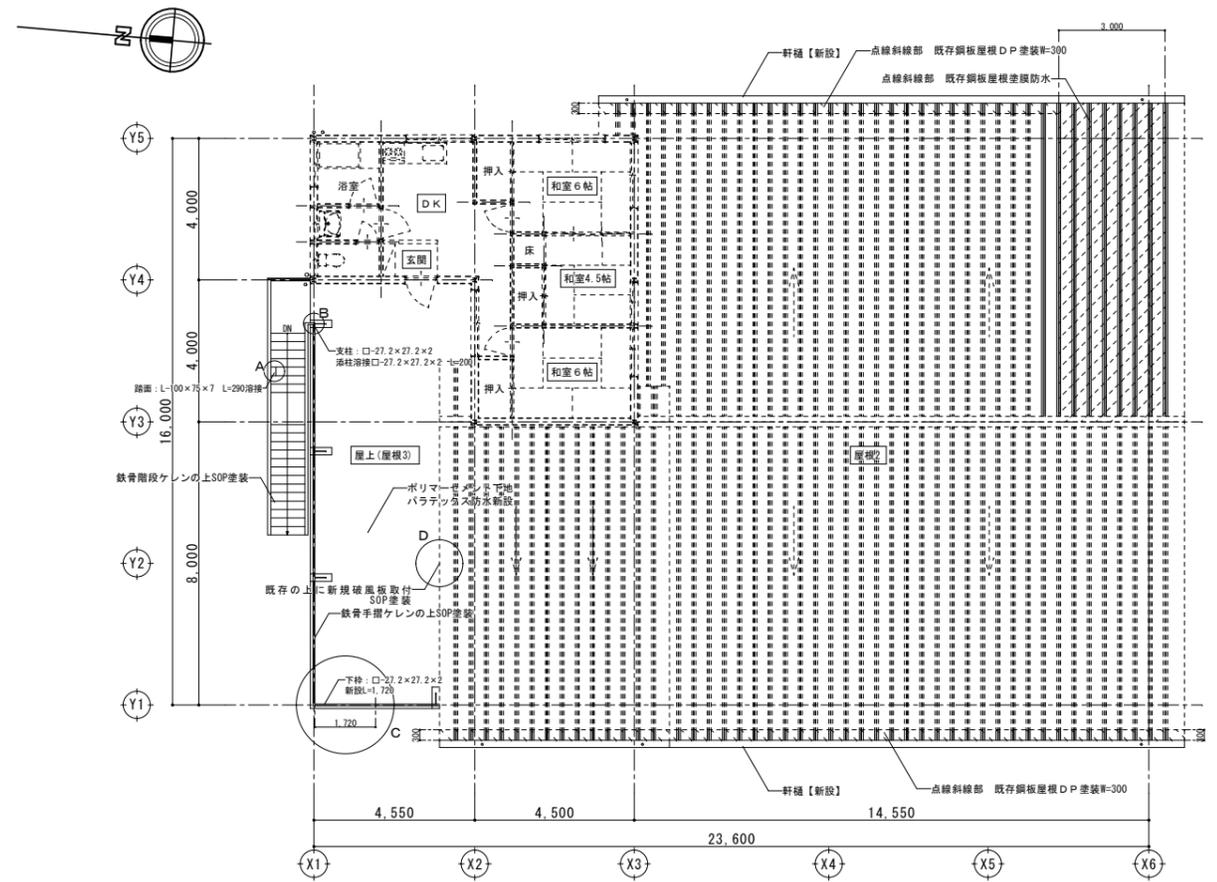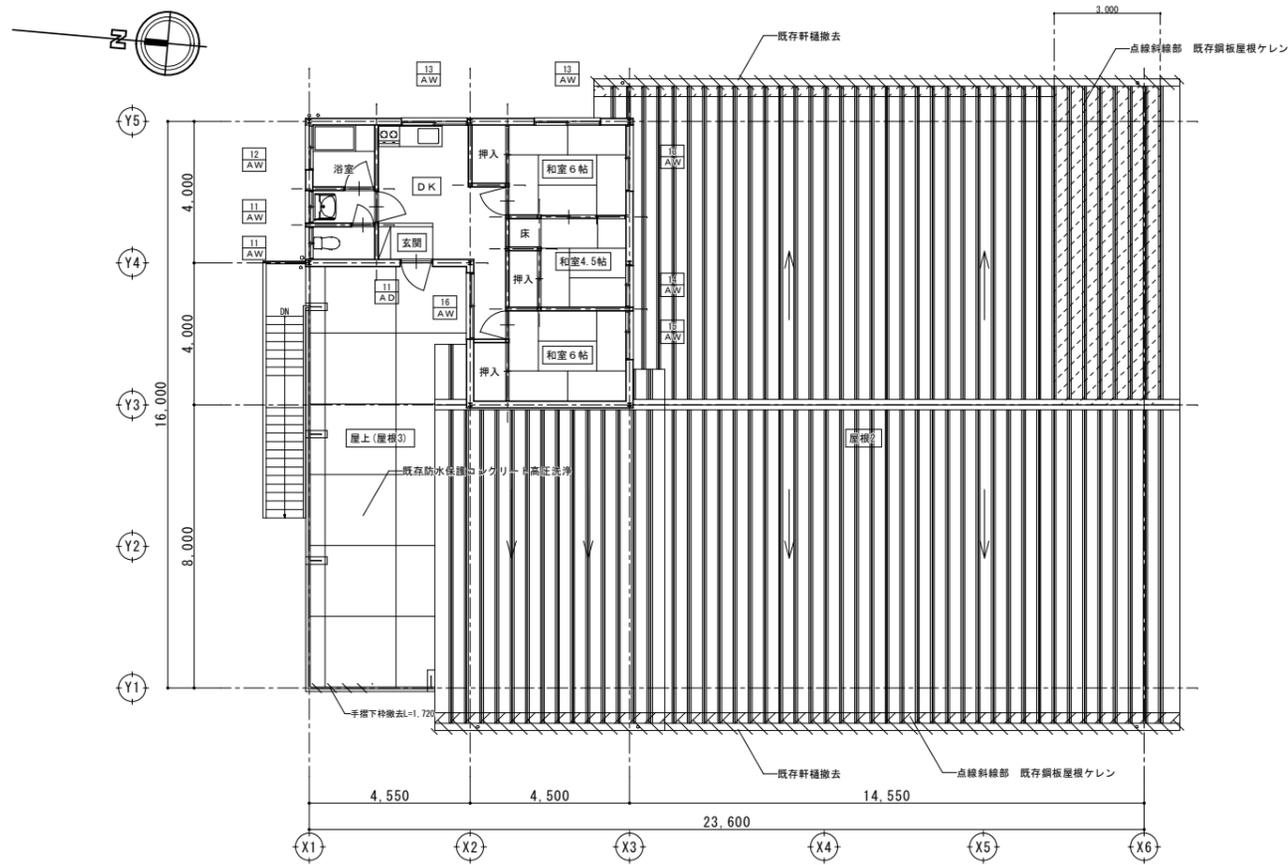

2階平面図 (改修前) 1/100

2階平面図 (改修後) 1/100

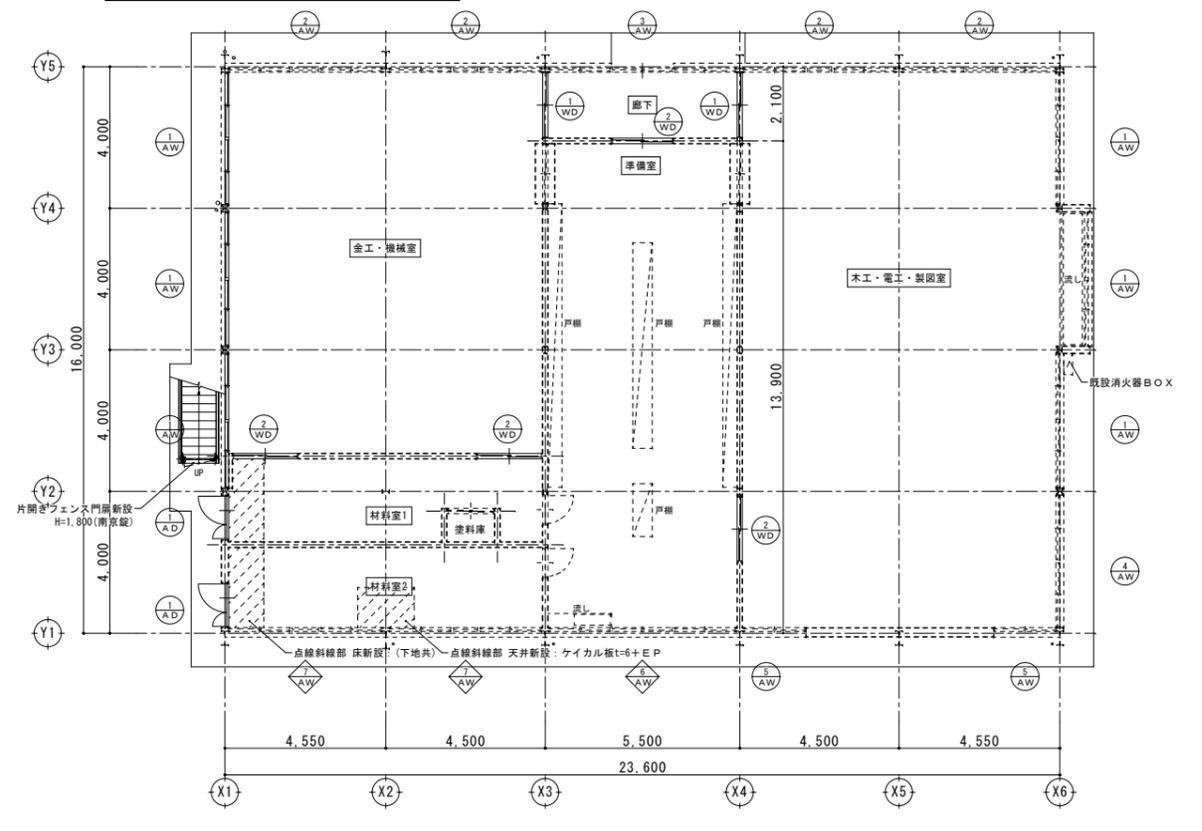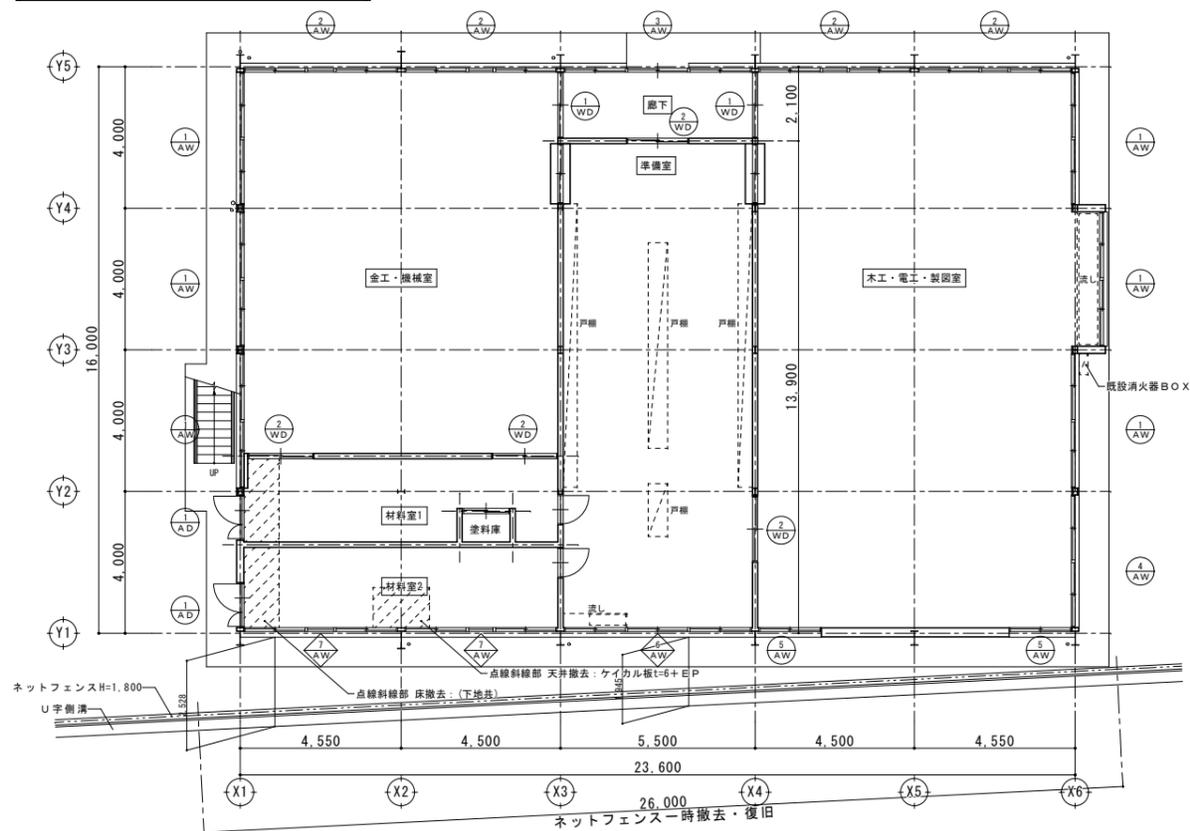

1階平面図 (改修前) 1/100


1階平面図 (改修後) 1/100

設計変更年月日 1 年 月 日 2 年 月 日 3 年 月 日	(株)三原建築設計事務所 TEL: 0952(22)0051 1級建築士 登録番号第170970号 三原秀樹	縮尺 A-1: 1/100 A-3: 1/200	工事名称 三田川中学校技術科室改修工事	図面番号 A 三	
		設計年月日 H27.10	担当者 araki		図名 改修前・後 1,2階平面図

凡例表


記号	名称	備考
インターホン設備		
○	インターホン	
放送設備		
○	マイクジャック	フロアコンセント
○ _{5W}	壁掛型スピーカー	290×290×130
○ _{10W}	ホーン型スピーカー	
○ _{20W}	壁掛型スピーカー	1,300×300×260
○ _{20W}	ホーン型スピーカー	
—	ワイヤレスアンテナ	
⊗	ノズルプレート	
自動火災報知設備		
□	機器収容箱	補助散水栓ボックス組込
○	発信機	
○	表示灯	
○	ベル	
■	煙式感知器	光電式スポット型2種 露出型
■	熱式感知器	差動式スポット型2種 露出型
○	熱式感知器	定温式スポット型特種 60℃ 露出型
○	煙式感知器	光電式スポット型3種 露出型
○	自動閉鎖装置	防火戸用
⊗	熱式感知器	差動式分布型感知器 (空気管は既存流用)

※注1 インターホン設備、放送設備機器は撤去品再使用とする。
 ※注2 自動火災報知設備機器は撤去後新設とし、関係官庁手続き及び試験調整は本工事とする。
 ※注3 配線類は既存流用とする。

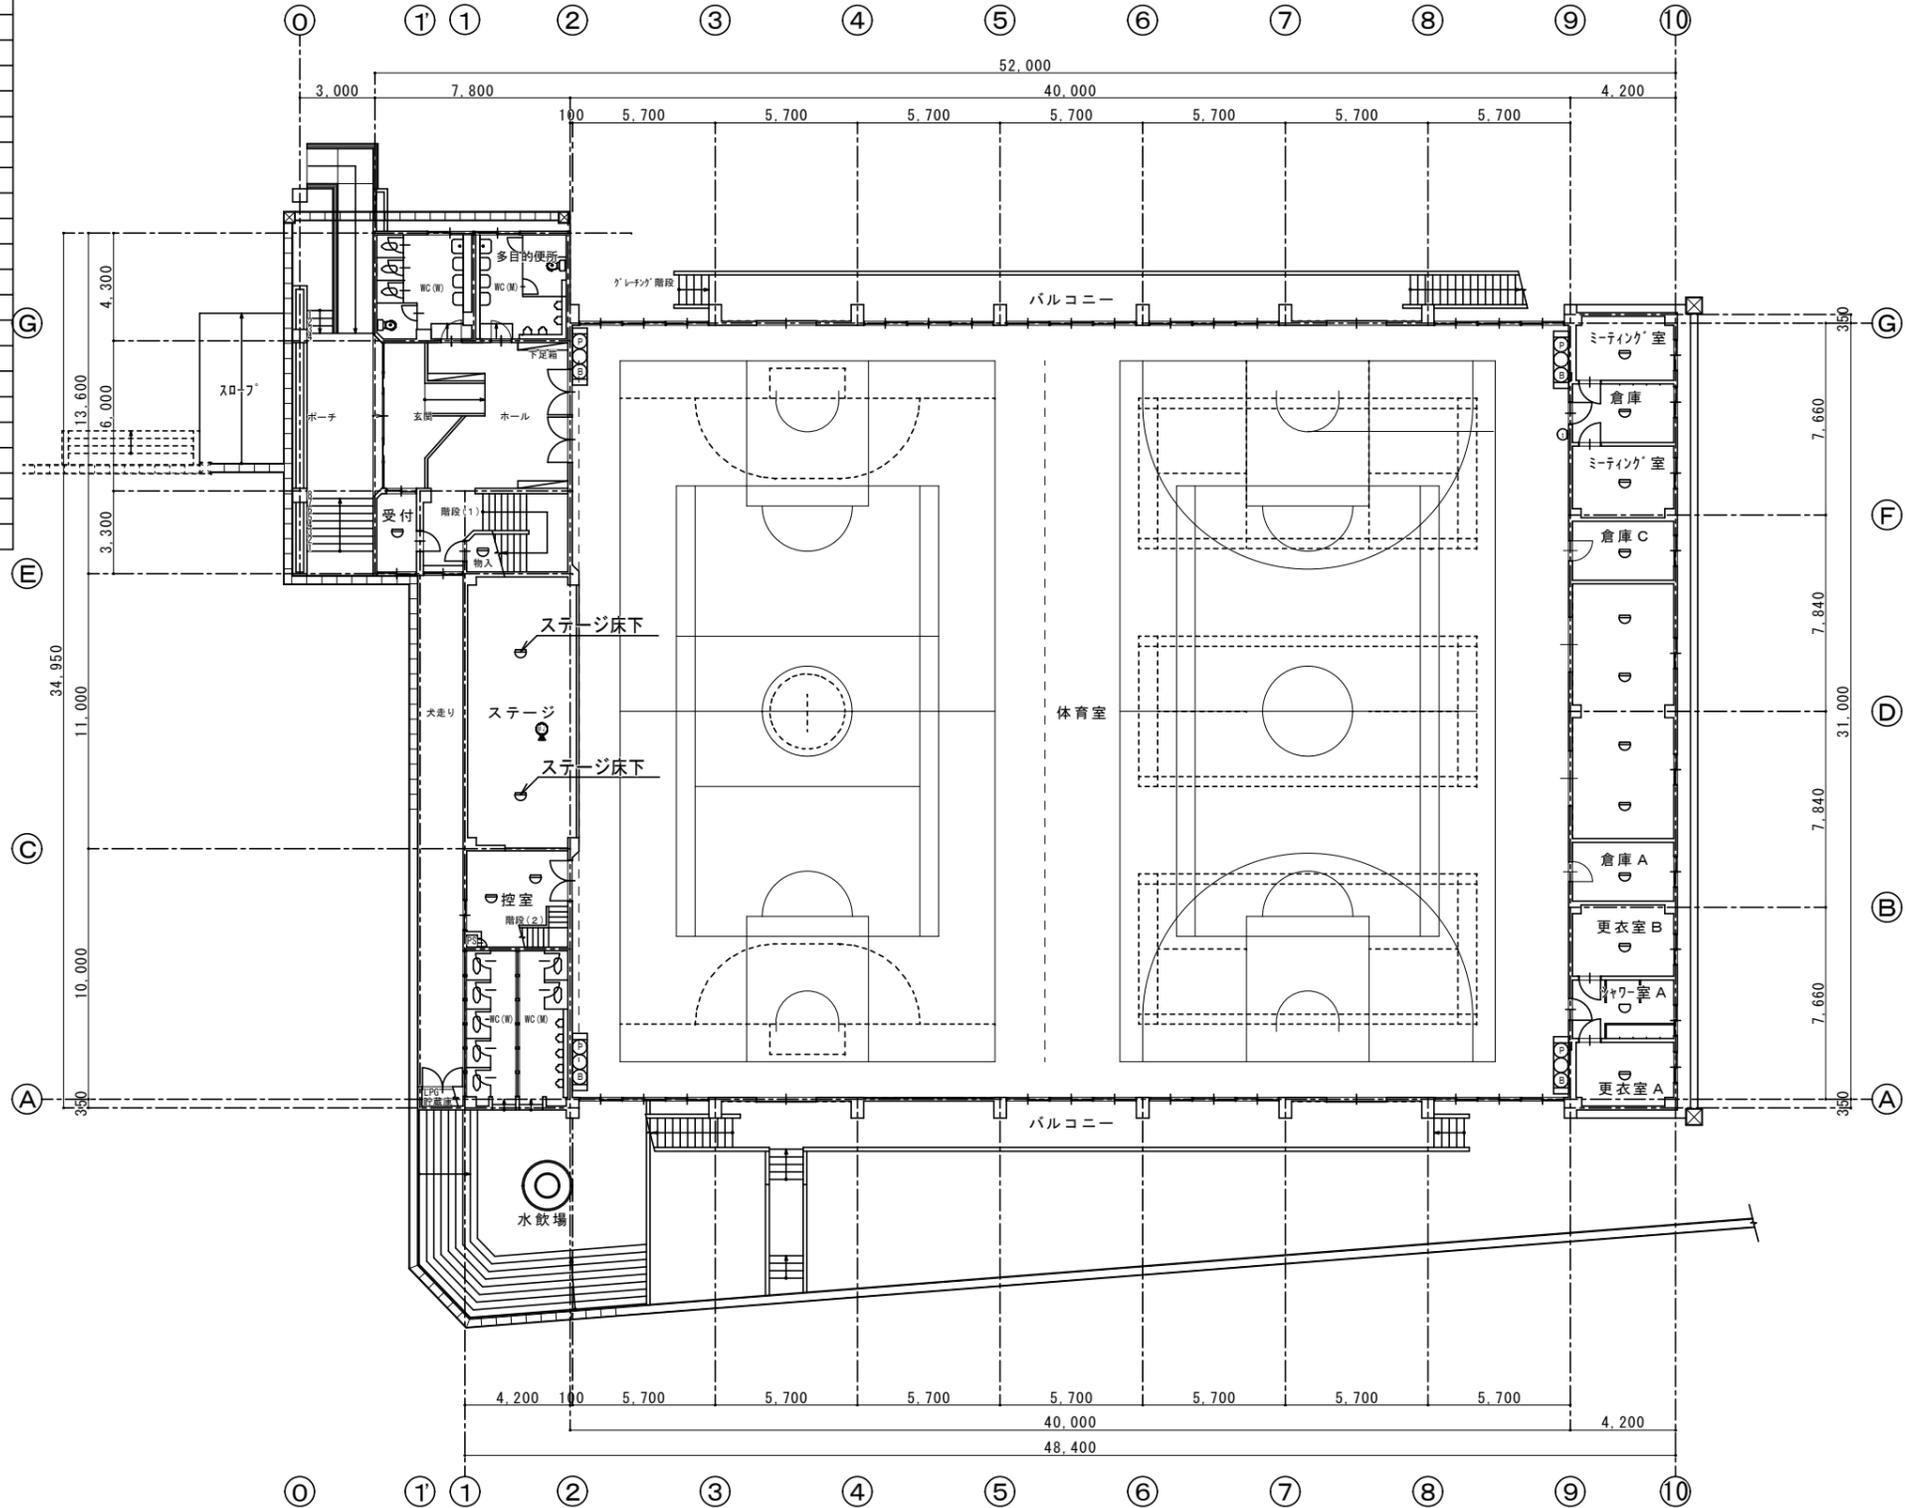

改修 1階平面図 S=1/200

特記	TSUTSUMI ARCHITECTURE DESIGN OFFICE 株式会社 堤建築設計事務所 事務所：佐賀市久保田町大字徳万266-1	一級建築士事務所知事登録 第と-228号 一級建築士大臣登録 第78626号 堤 俊博 PHONE: 0952-68-3319 FAX: 0952-68-3342 Mail Address: TAD0@po.saganet.ne.jp	年月日	記	工事名	図番
			承認	担当	製図	図面名
					三田川中学校 吉野ヶ里町児童体育館大規模改修工事	E-12
					改修後1階 通信設備平面図	1/200

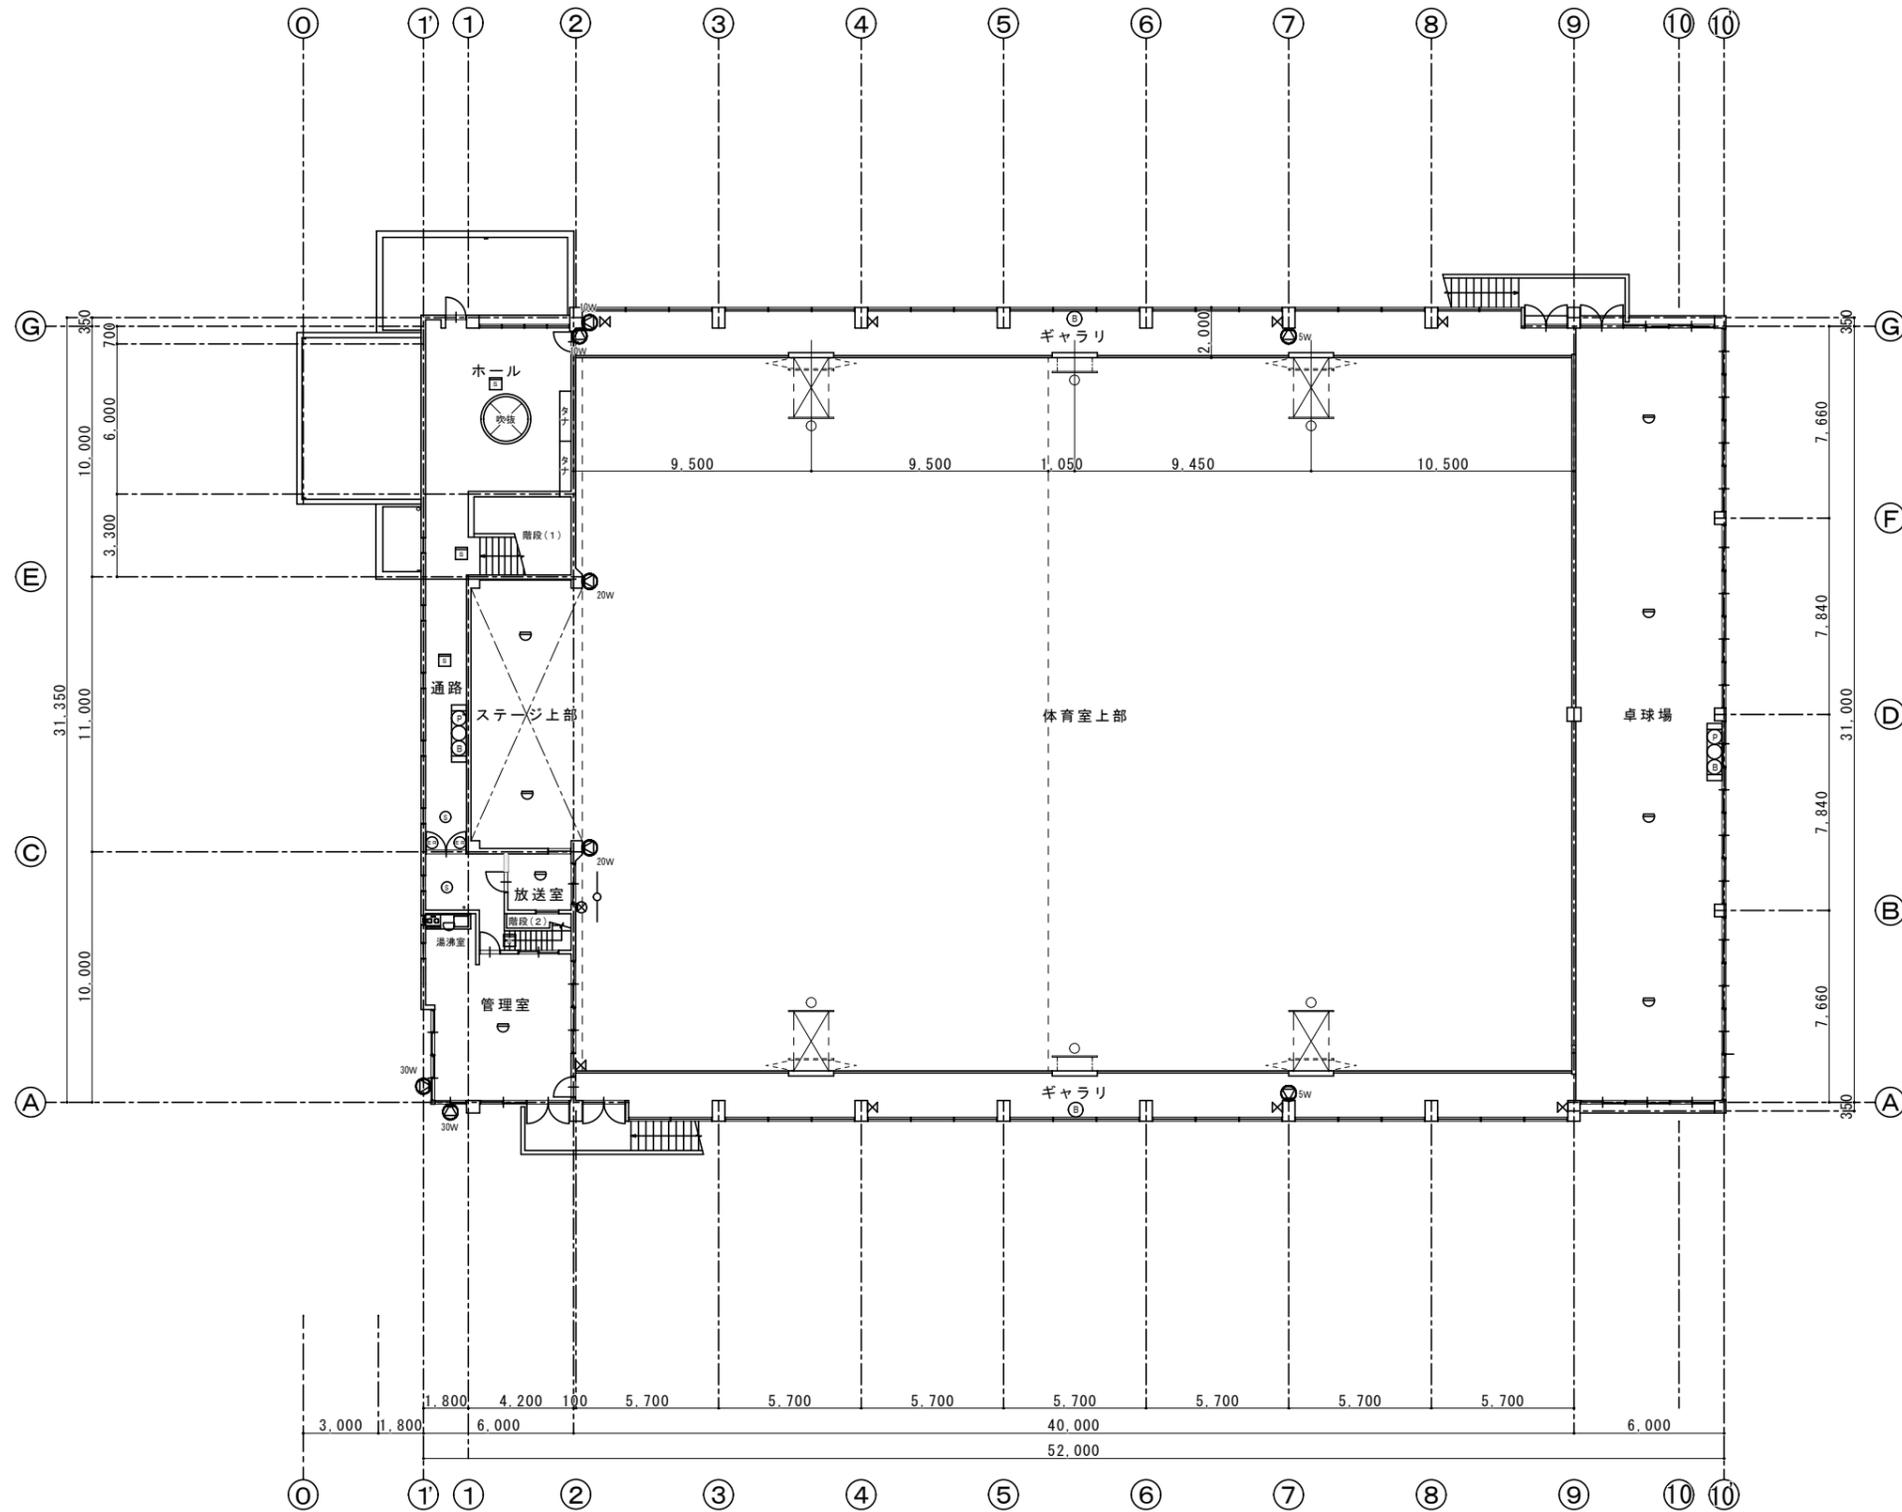

改修 2階平面図 S=1/200

特記


TSUTSUMI
 ARCHITECTURE
 DESIGN OFFICE
 株式会社 堤建築設計事務所
 事務所：佐賀市久保田町大字徳万266-1


 一級建築士事務所知事登録 第ト-228号
 一級建築士大臣登録 第78626号
 堤 俊博
 PHONE : 0952-68-3319 FAX : 0952-68-3342
 Mail Address : TAD0@po.saganet.ne.jp

年月日	記
承認	担当
製図	


工事名	三田川中学校 吉野ヶ里町児童体育館大規模改修工事
図面名	改修後2階 通信設備平面図

図番	E-13
縮尺	1/200

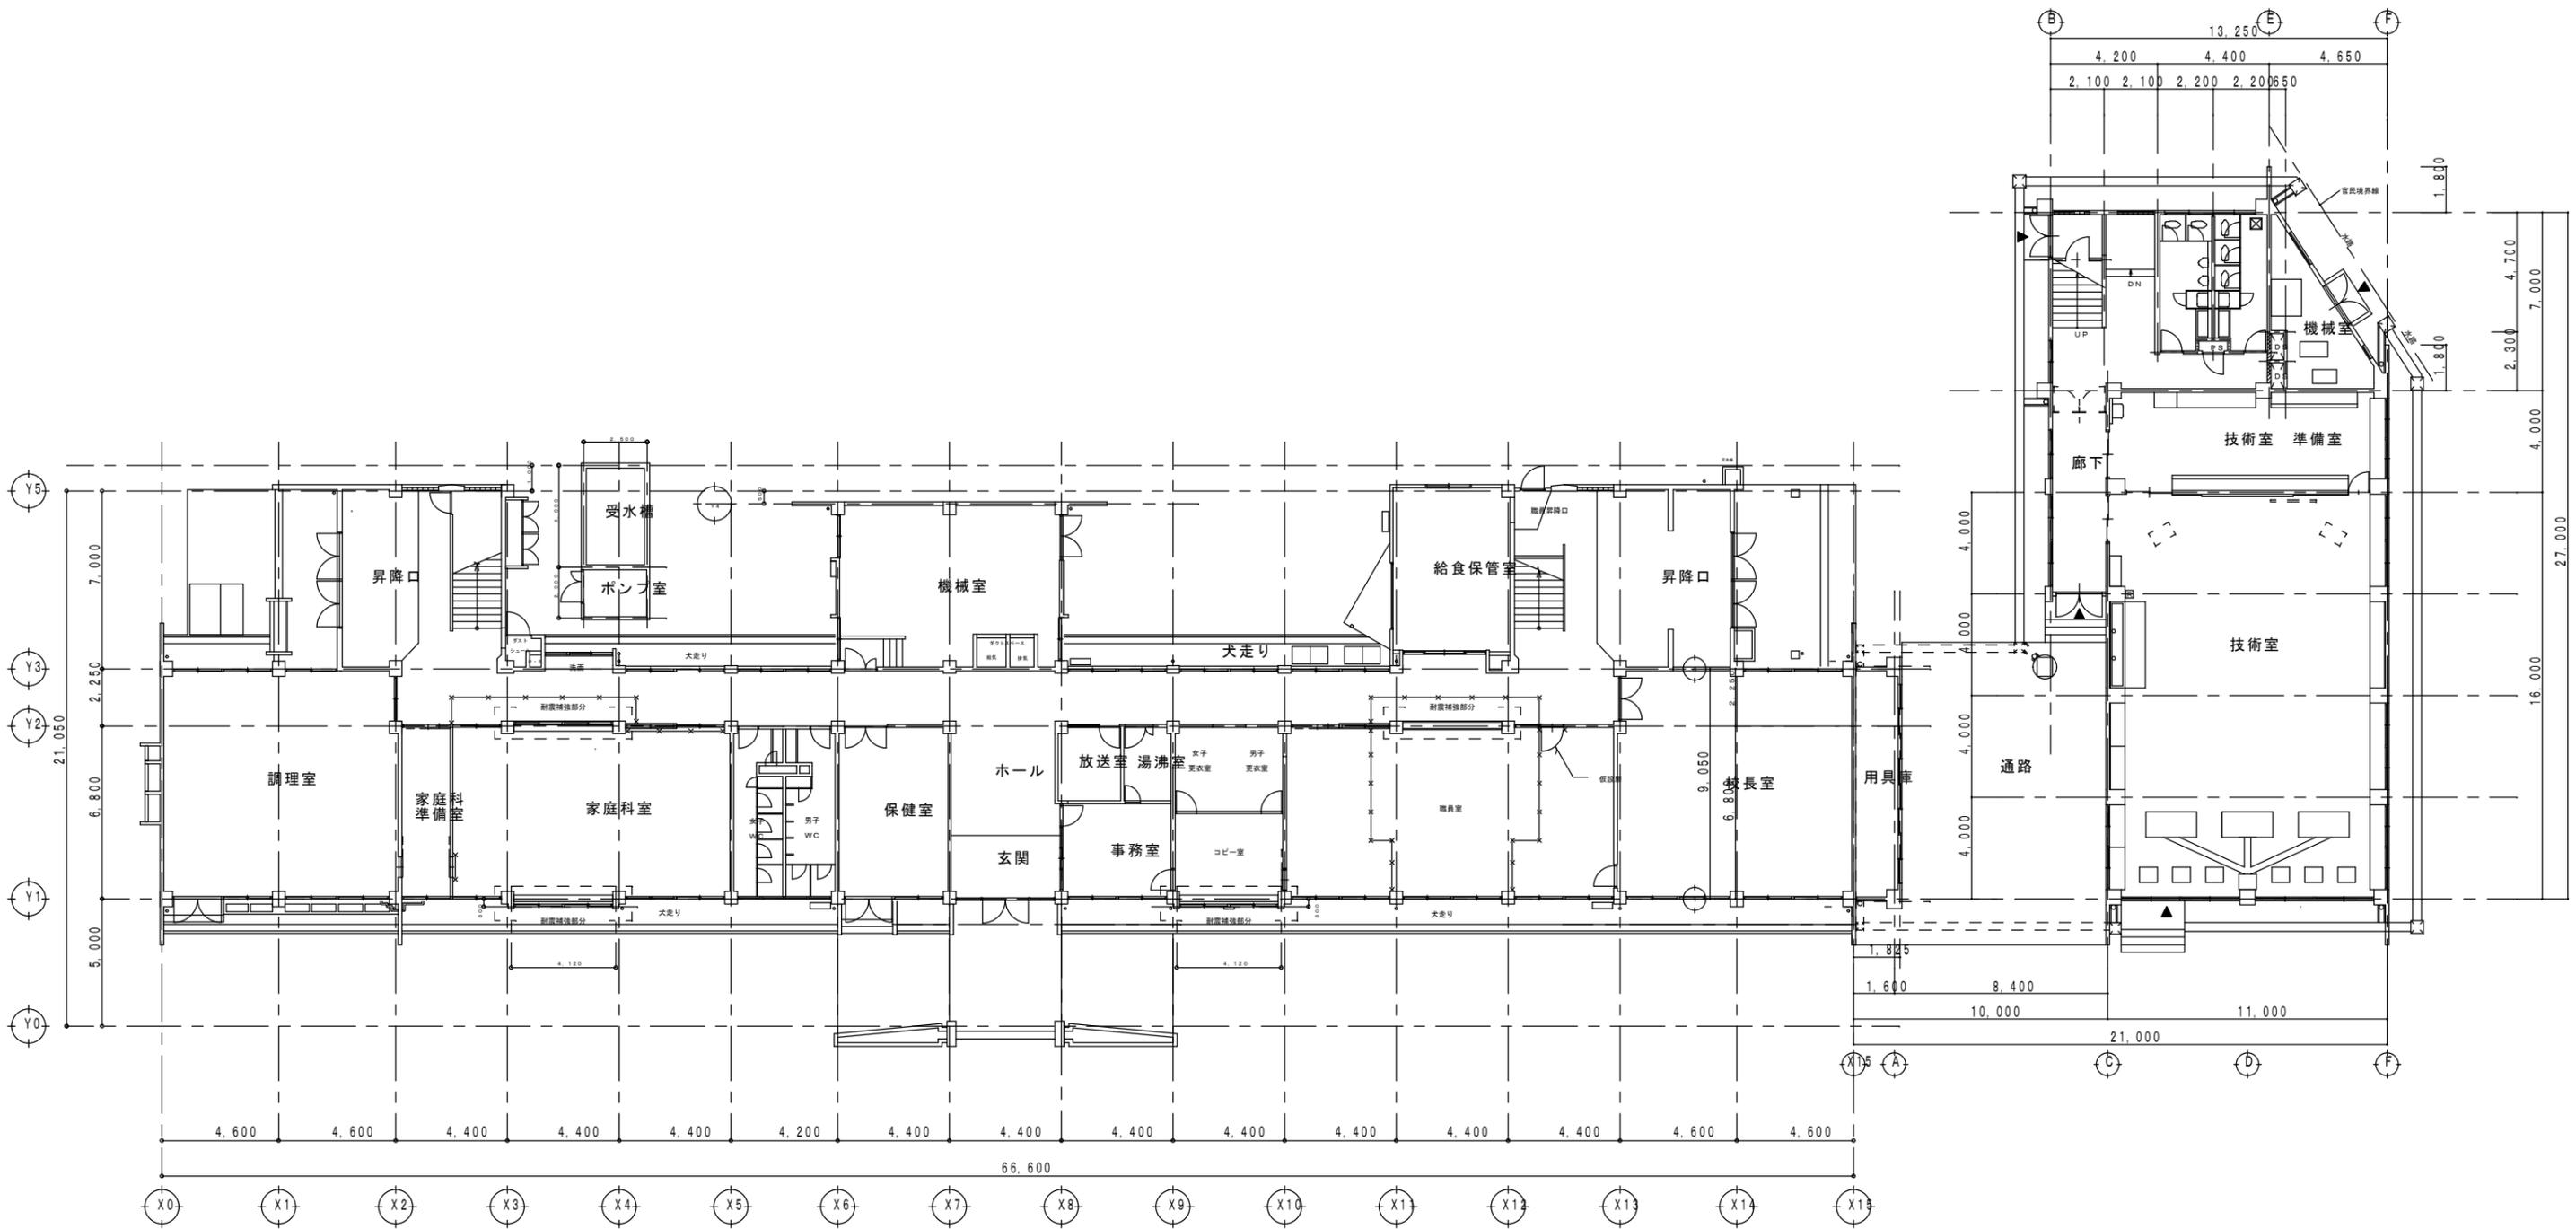


1階平面図

特記	工事名	東脊振中学校	図番	-
	図面名	1階平面図	縮尺	1/250

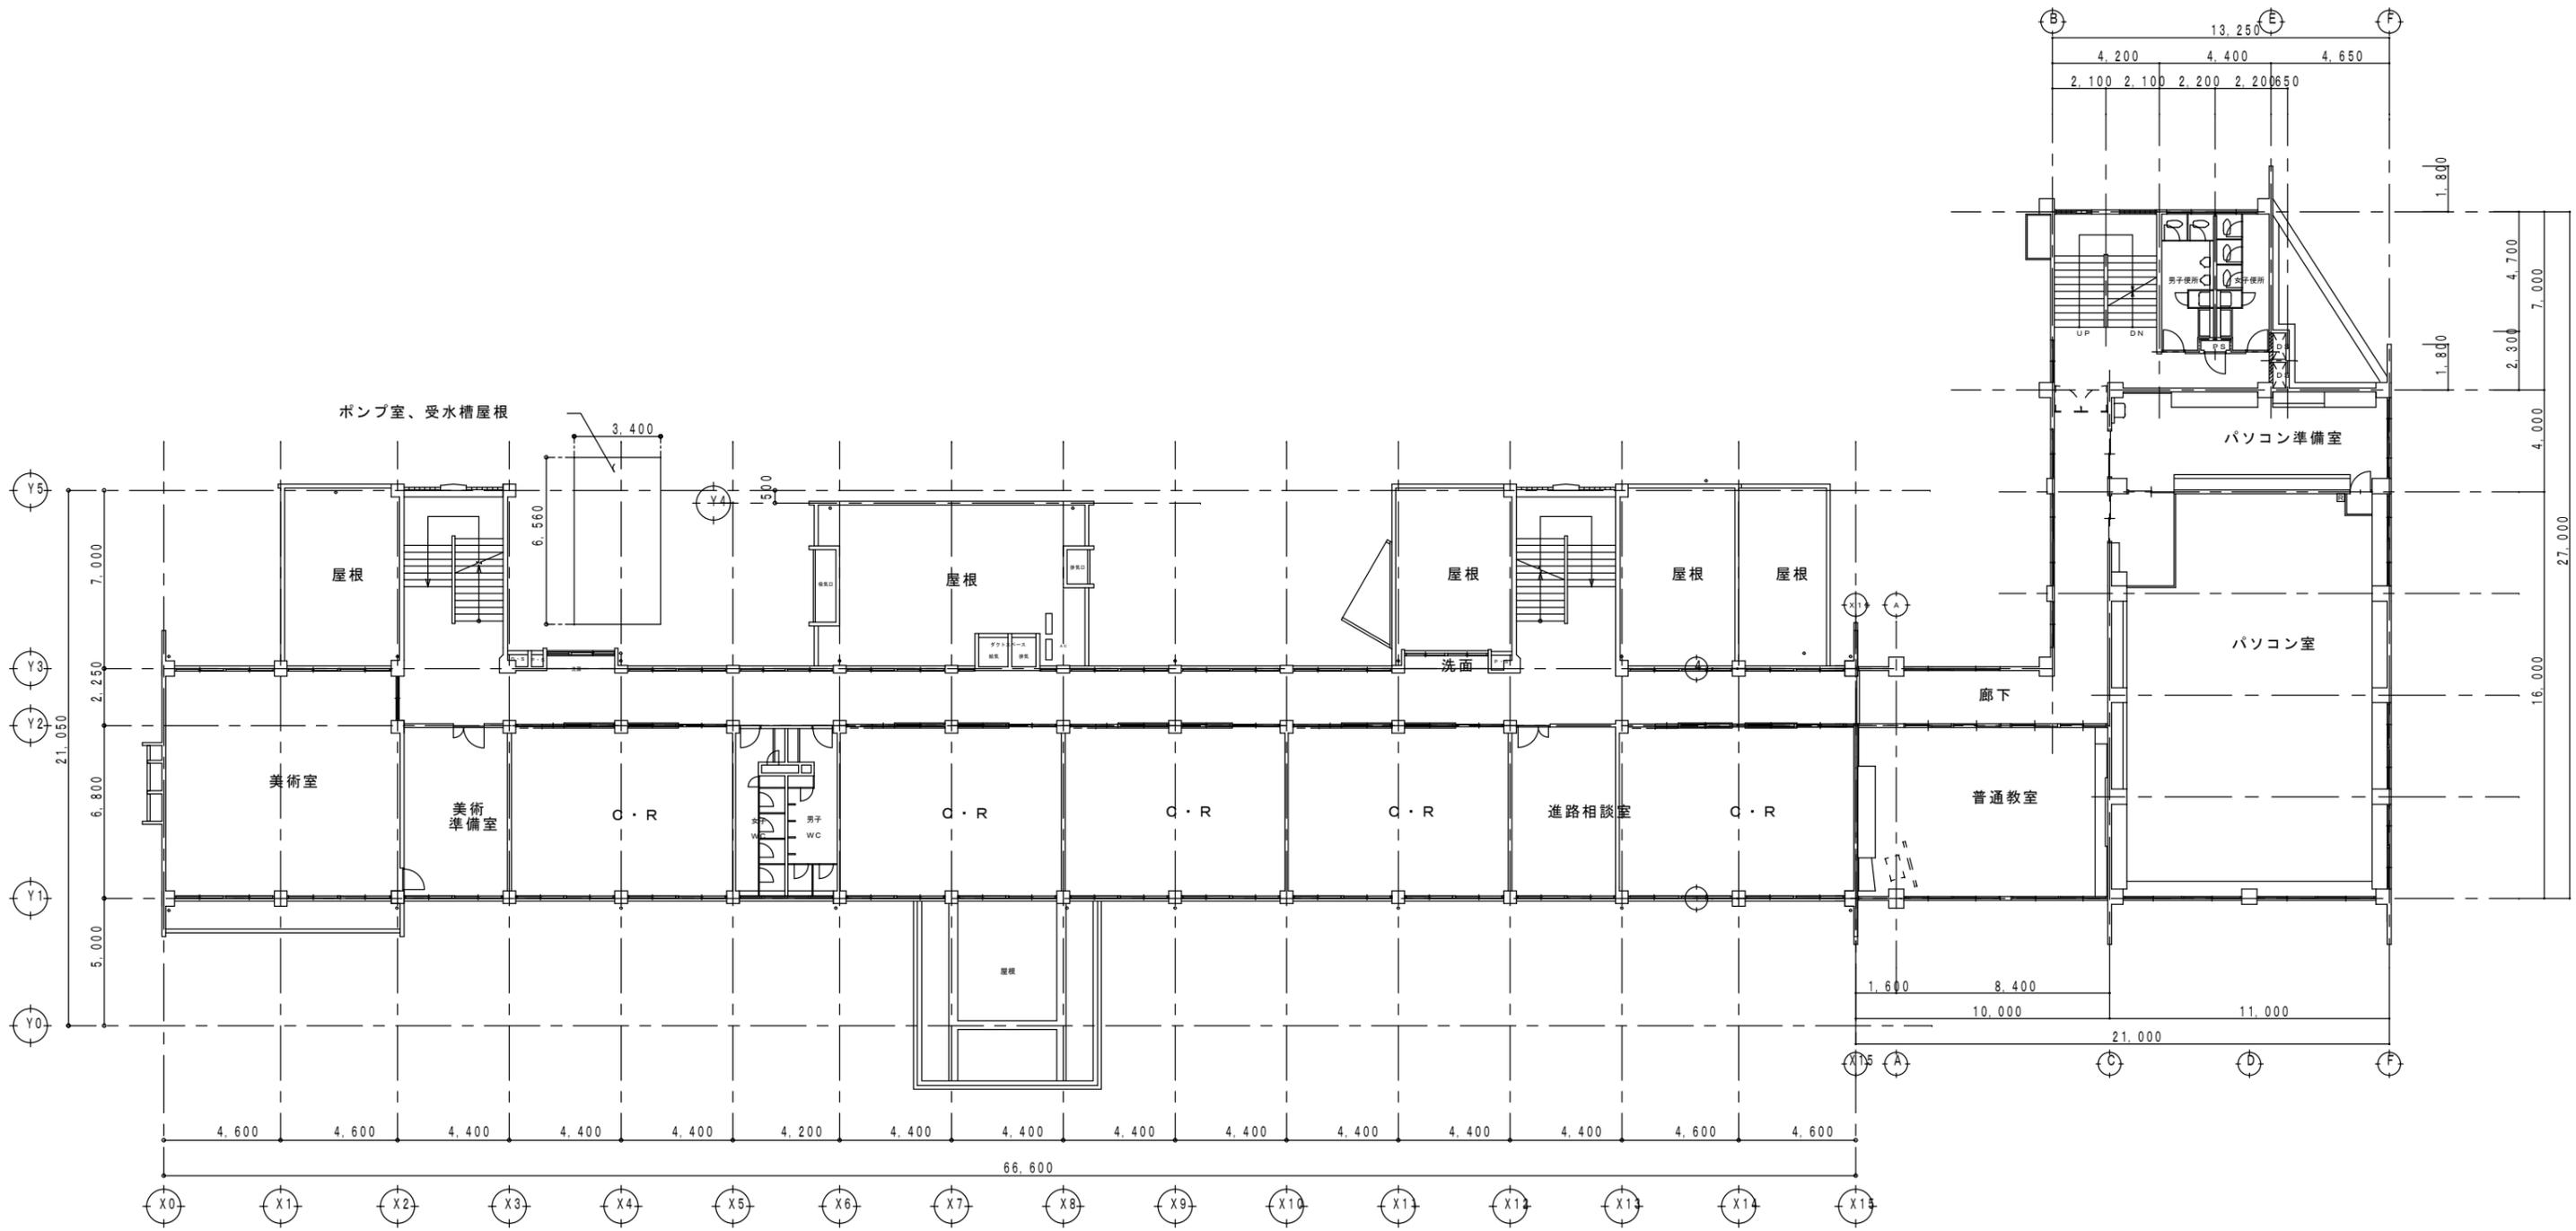

2階平面図



特記	工事名	東脊振中学校	図番	-
	図面名	2階平面図	縮尺	1/250

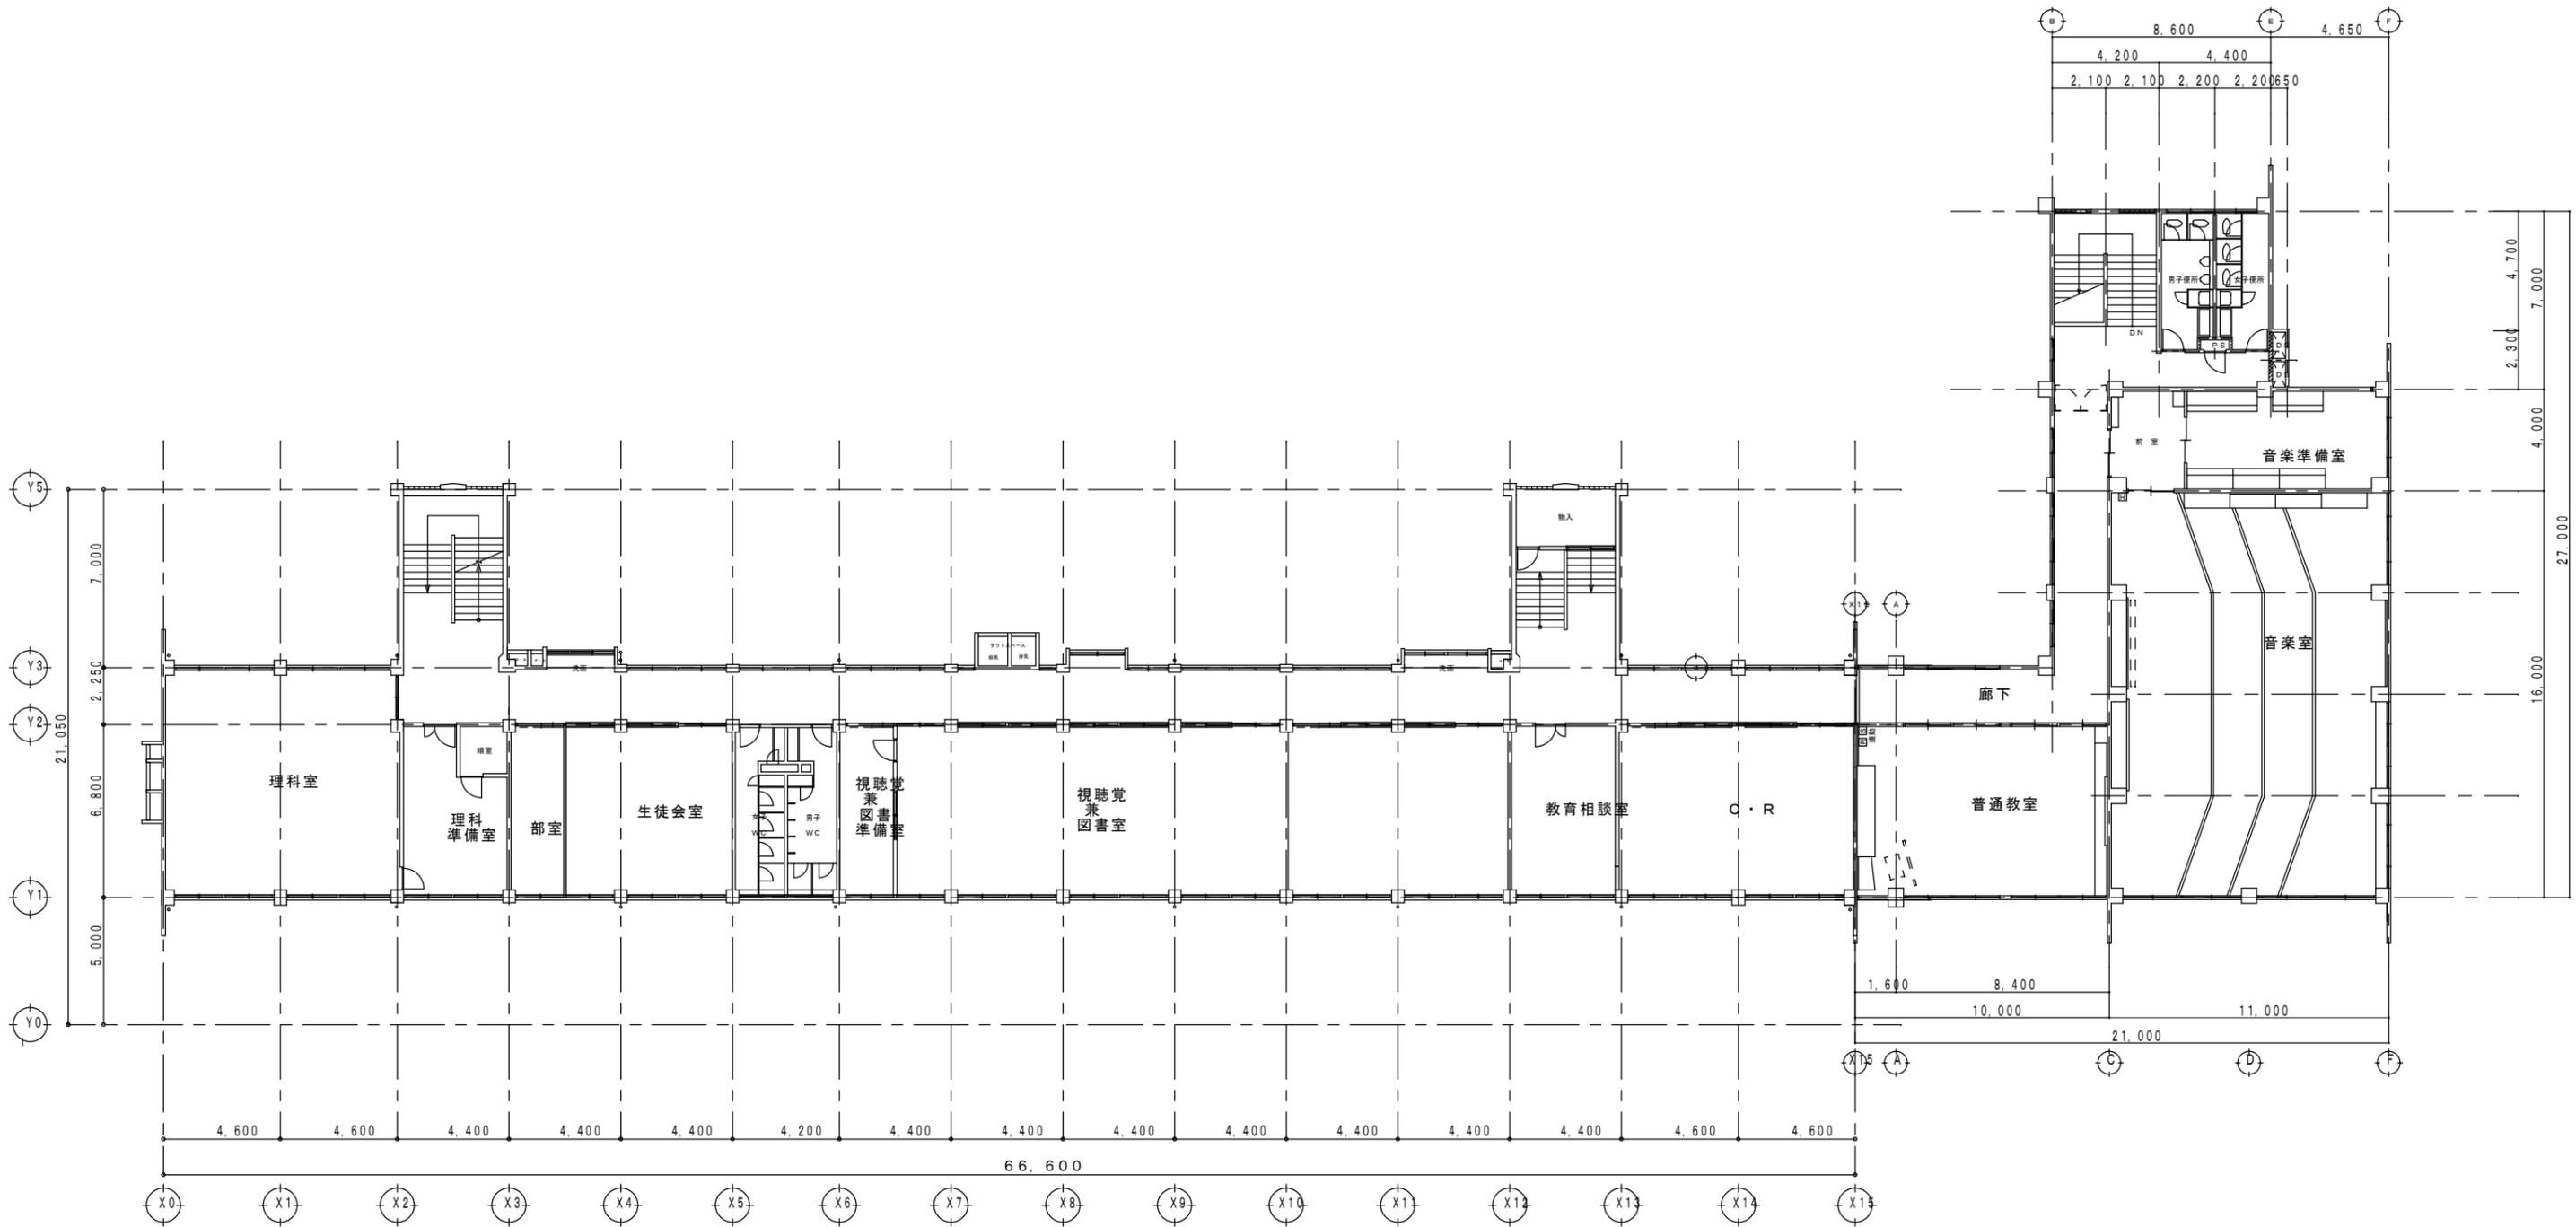

3階平面図

特記	

工事名	東青振中学校	図番	-
図面名	3階平面図	縮尺	1/300

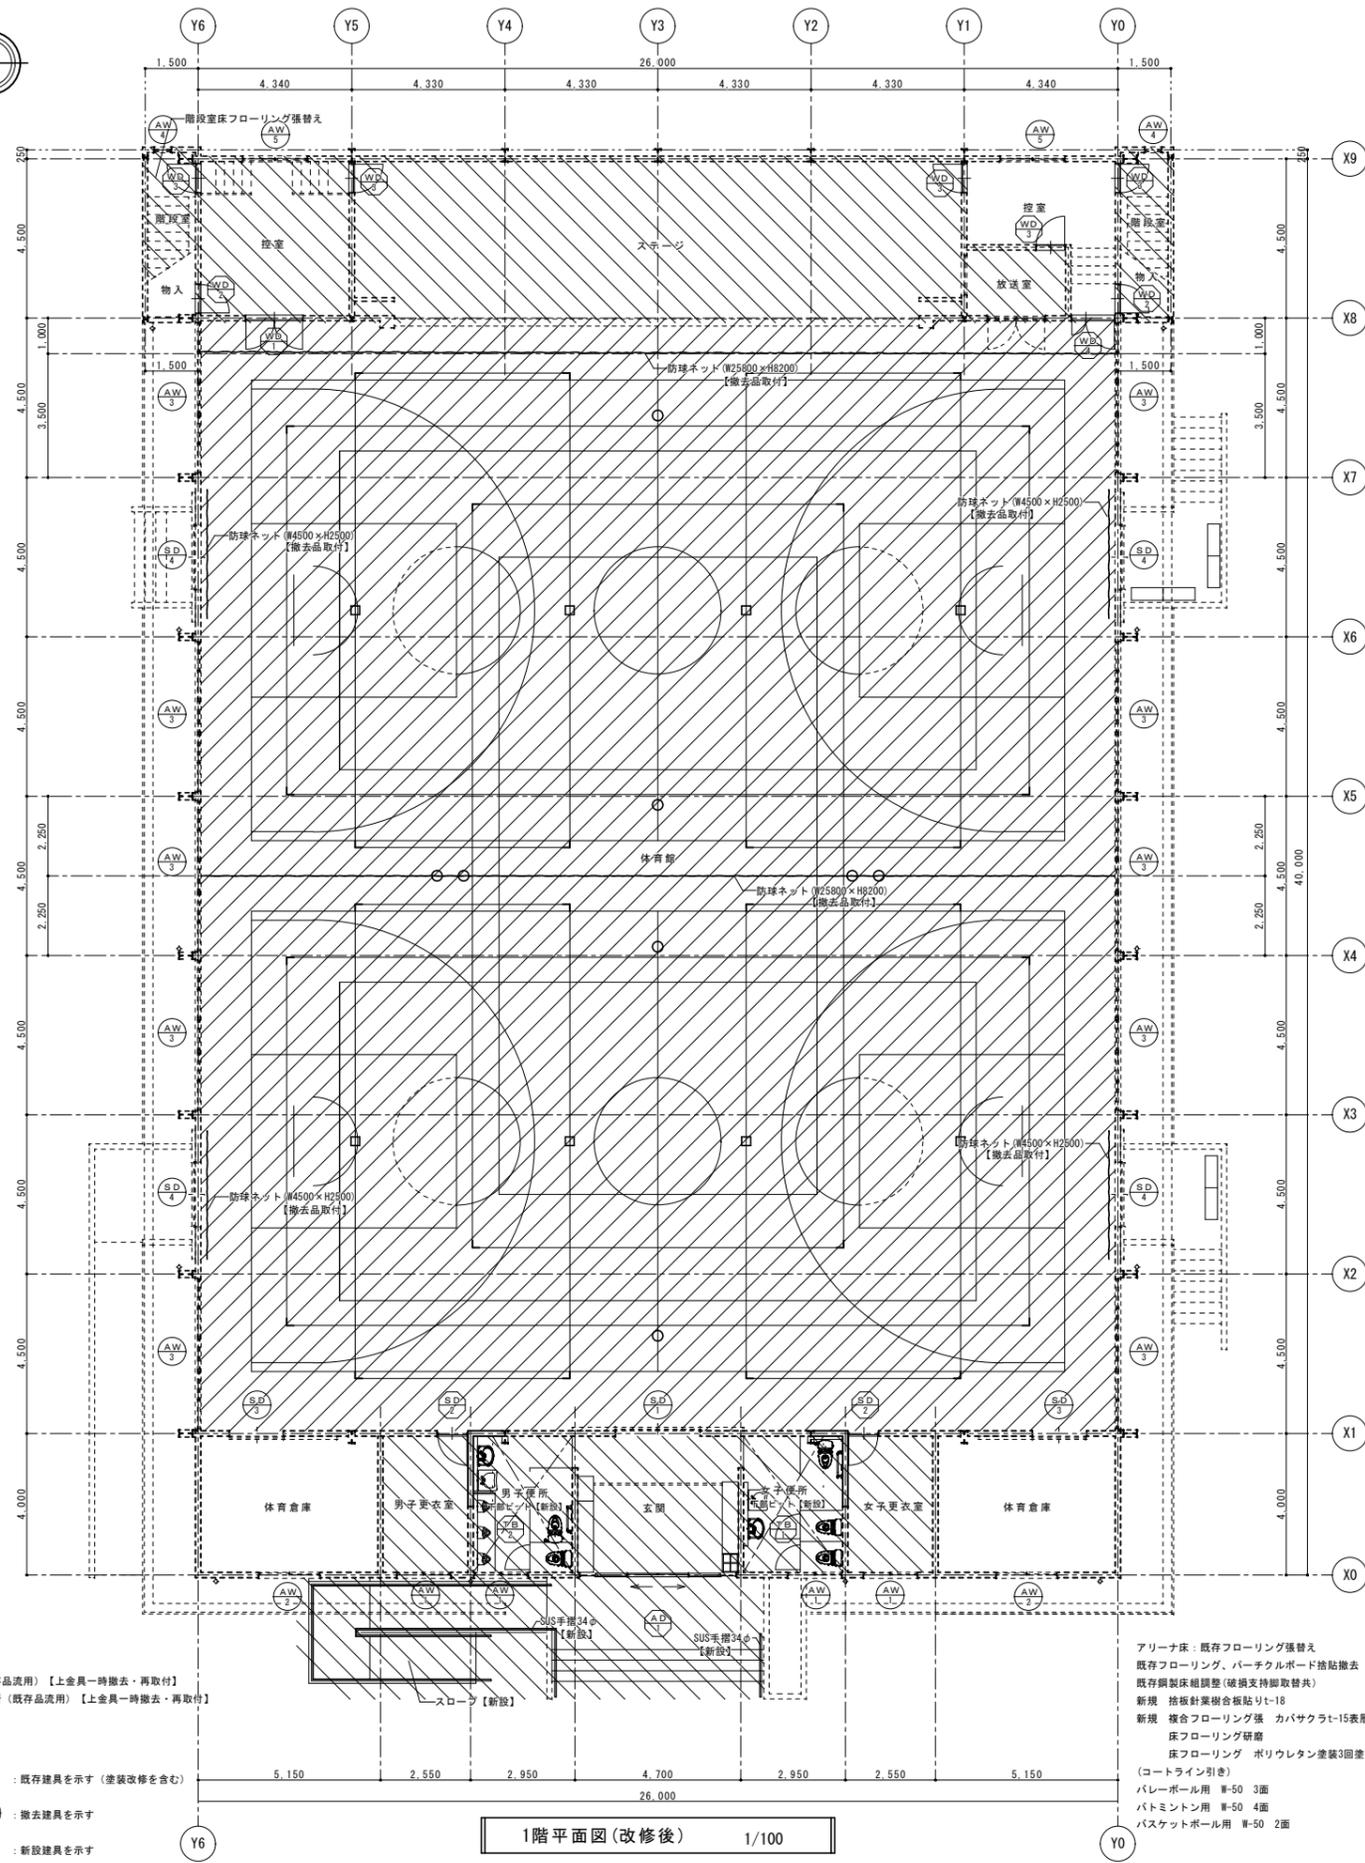 


- 体育器具床金具
- : バレー用床上下金具 8箇所 (既存品流用) 【上金具一時撤去・再取付】
 - : バドミントン用床上下金具 8箇所 (既存品流用) 【上金具一時撤去・再取付】
 - : 高鉄棒用床上下金具 4箇所 【撤去】
- 別詳細参照
 改修範囲を示す
 : 既存建具を示す (塗装改修を含む)
 : 撤去建具を示す
 : 新設建具を示す

アリーナ床: 既存フローリング張替え
 既存フローリング、パーチクルボード拵撤去
 既存鋼製床組調整 (破損支持脚取替共)
 新規 拵板針葉樹合板貼りt-18
 新規 複合フローリング張 カバクラt-15表層3mm
 床フローリング研磨
 床フローリング ポリウレタン塗膜3回塗布 (コートライン引き)
 バレーホール用 W-50 3面
 バドミントン用 W-50 4面
 バスケットボール用 W-50 2面

1階平面図 (改修後) 1/100

設計変更年月日 1回 年 月 日 2回 年 月 日 3回 年 月 日	(株)三原建築設計事務所 TEL: 0952(22)0051 1級建築士 登録番号170970号 三原秀樹	縮尺 A-1: 1/100 A-3: 1/200	工事名称 東青振中学校体育館改修工事	図面番号 A	
		設計年月日 H27.10	担当 araki	図名 改修後 1階平面図	東

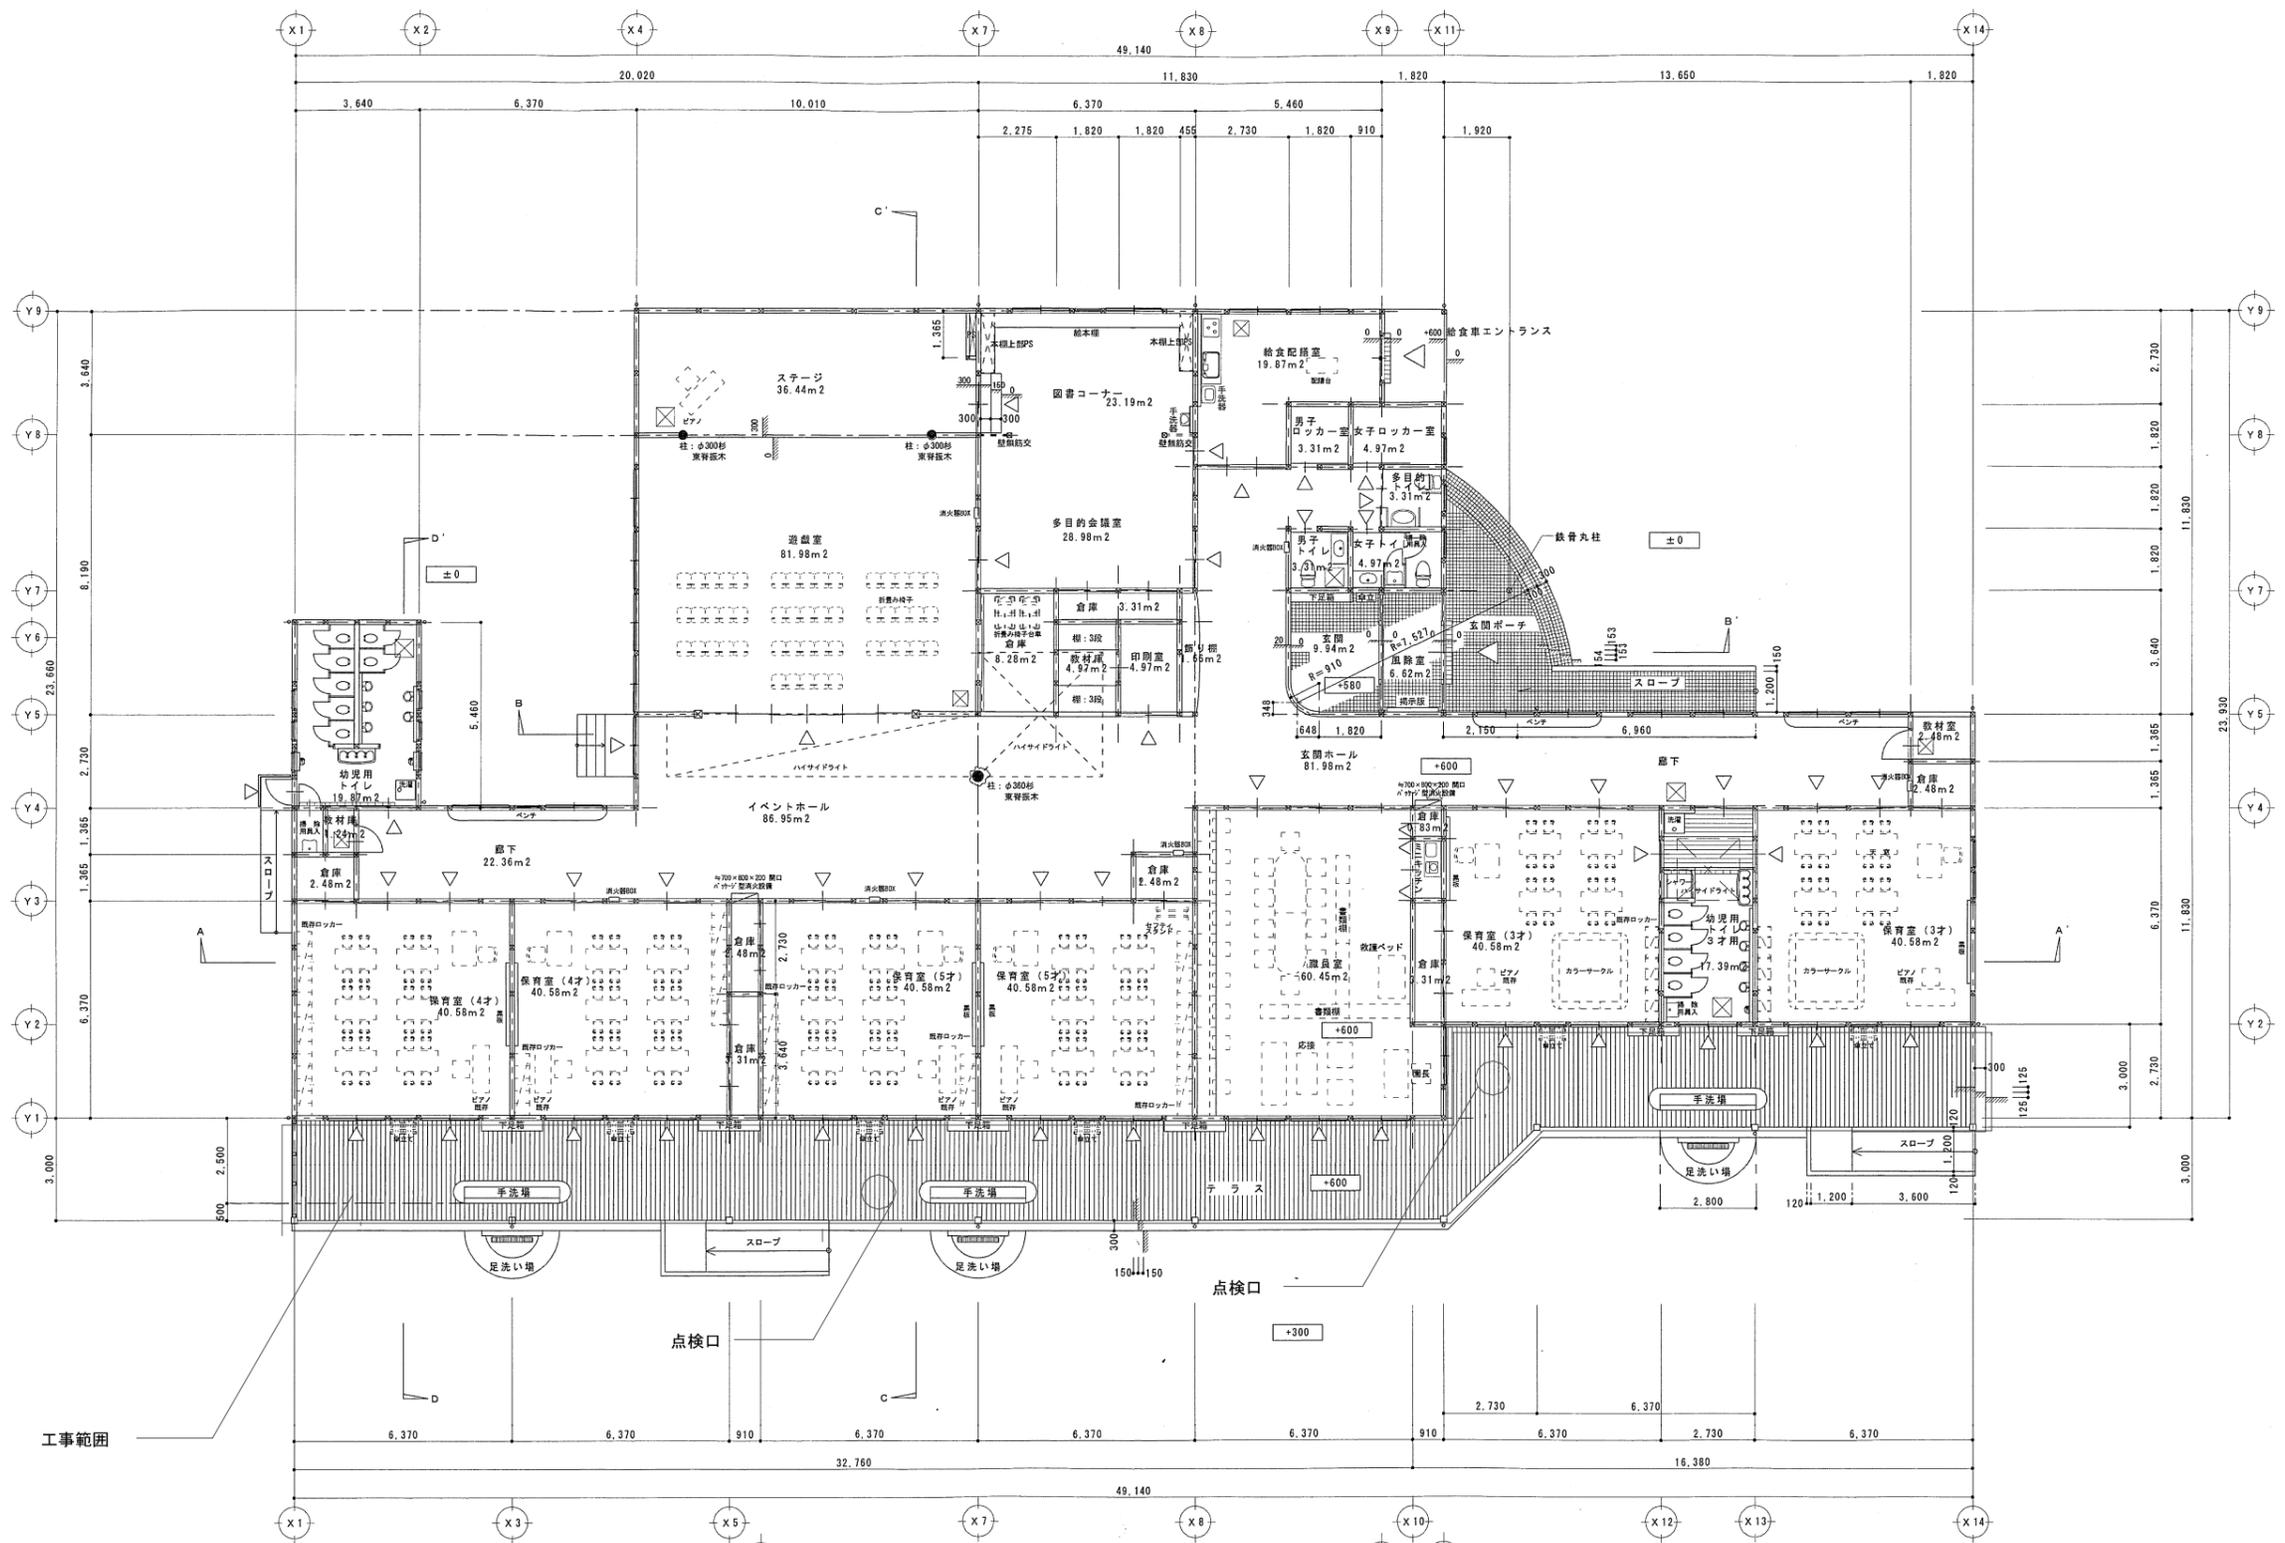

工事範囲

工事内容

- ・既存木製デッキ、根太、大引き、鋼製束を撤去し、適切に処分すること
- ・既存寸法（幅、長さ、高さ）に合わせて、ポリプロピレン木材デッキ（W=200、t=20）にて張り替えをおこなう（YKKリウッド材同等品、アルミ製束柱、大引 その他部品共）
- ・端部は幕板等にて適切に行うこと
- ・床下点検口 2か所設置すること
- ・床下土間に 水抜き穴を3か所程度設置すること

平面図 S=1/100

..... 断面図の断面位置を示す

モジュール変更後延床面積 811.5380㎡

凡例)	・床下点検口の位置は施設担当者協議を行うこと	工事名称 平成28年度東春振幼稚園ウツ・テ ッキ改修工事	設計	16年 2月 日	製図	図番
			訂正	17年 8月 日		
		図面名称	平面図	縮尺	1/200 (A3)	2